



LEGENDA			
A1	CENTRALE TERMICA E IDRICA ESISTENTE	A8	ALA OVEST SCT 7/8
A2	CENTRALE FRIGORIFERA ESISTENTE	A9	PSCHIATRIA SCT 6
A3	SERBATOIO OSSIGENO E CENTRALE GAS MEDICALI ESISTENTE	A10	POLO LOGISTICO E MORGUE SCT 13
A4	PUNTO DI ALLACCIO ESISTENTE ACQUEDOTTO E ACQUA ANTINCENDIO	B1	NUOVO POLO TECNOLOGICO
A5	PUNTO DI ALLACCIO ESISTENTE RETE GAS METANO	B2	SCT NUOVO EDIFICIO
A6	ALA NORD SCT 3/4/5/9	B3	NUOVO PUNTO DI ALLACCIO ACQUEDOTTO E RETE GAS METANO
A7	ALA EST SCT 10	B4	NUOVO PUNTO DI ALLACCIO ACQUEDOTTO ED ANTINCENDIO
◆ - - - ◆ LIMITE DI FORNITURA (LATO BIANCO OPERE DA REALIZZARE NELLA FASE, LATO NERO OPERE DA REALIZZARE NELLE FASI SUCCESSIVE OPPURE GIA' REALIZZATE)			
- - - - - AREA DI INTERVENTO			
- - - - - LINEE ELETTRICHE ESISTENTI DI ALIMENTAZIONE GRUPPO REFRIGERATORE			
- - - - - RETI ESISTENTI DI ALIMENTAZIONE DA CENTRALI ESISTENTI (RISCALDAMENTO, VAPORE, IDRICA)			

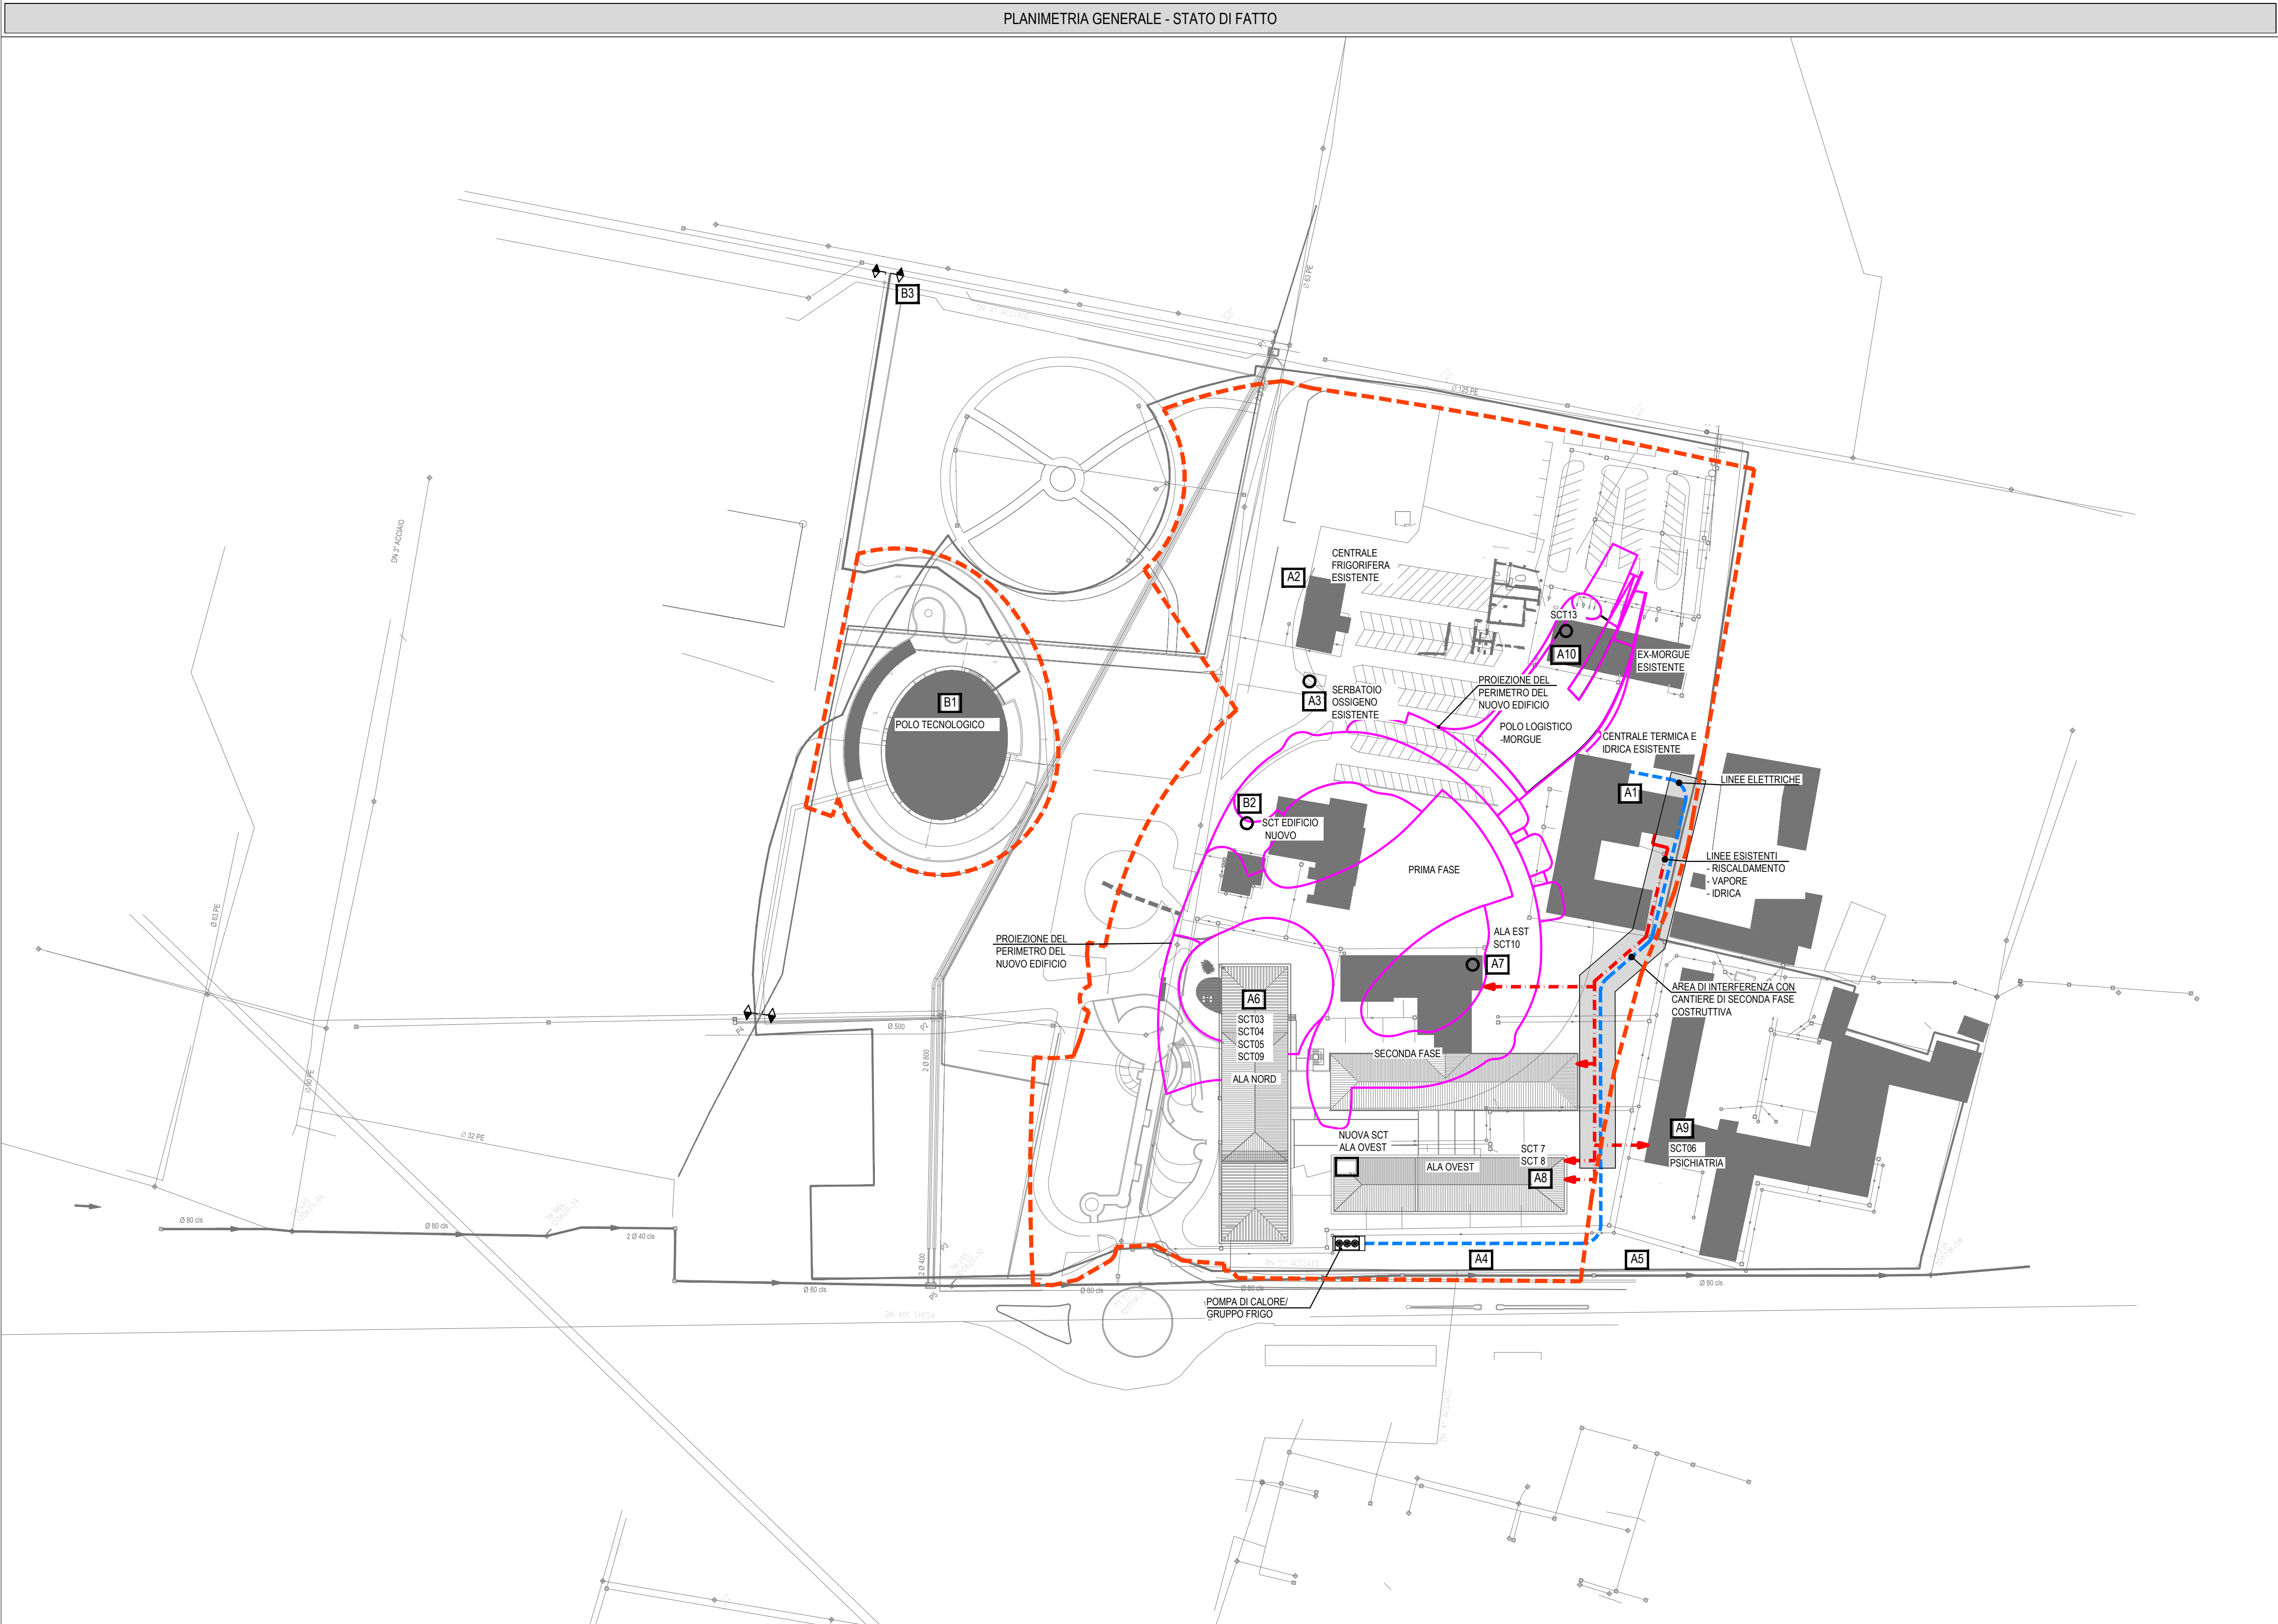

keyplan

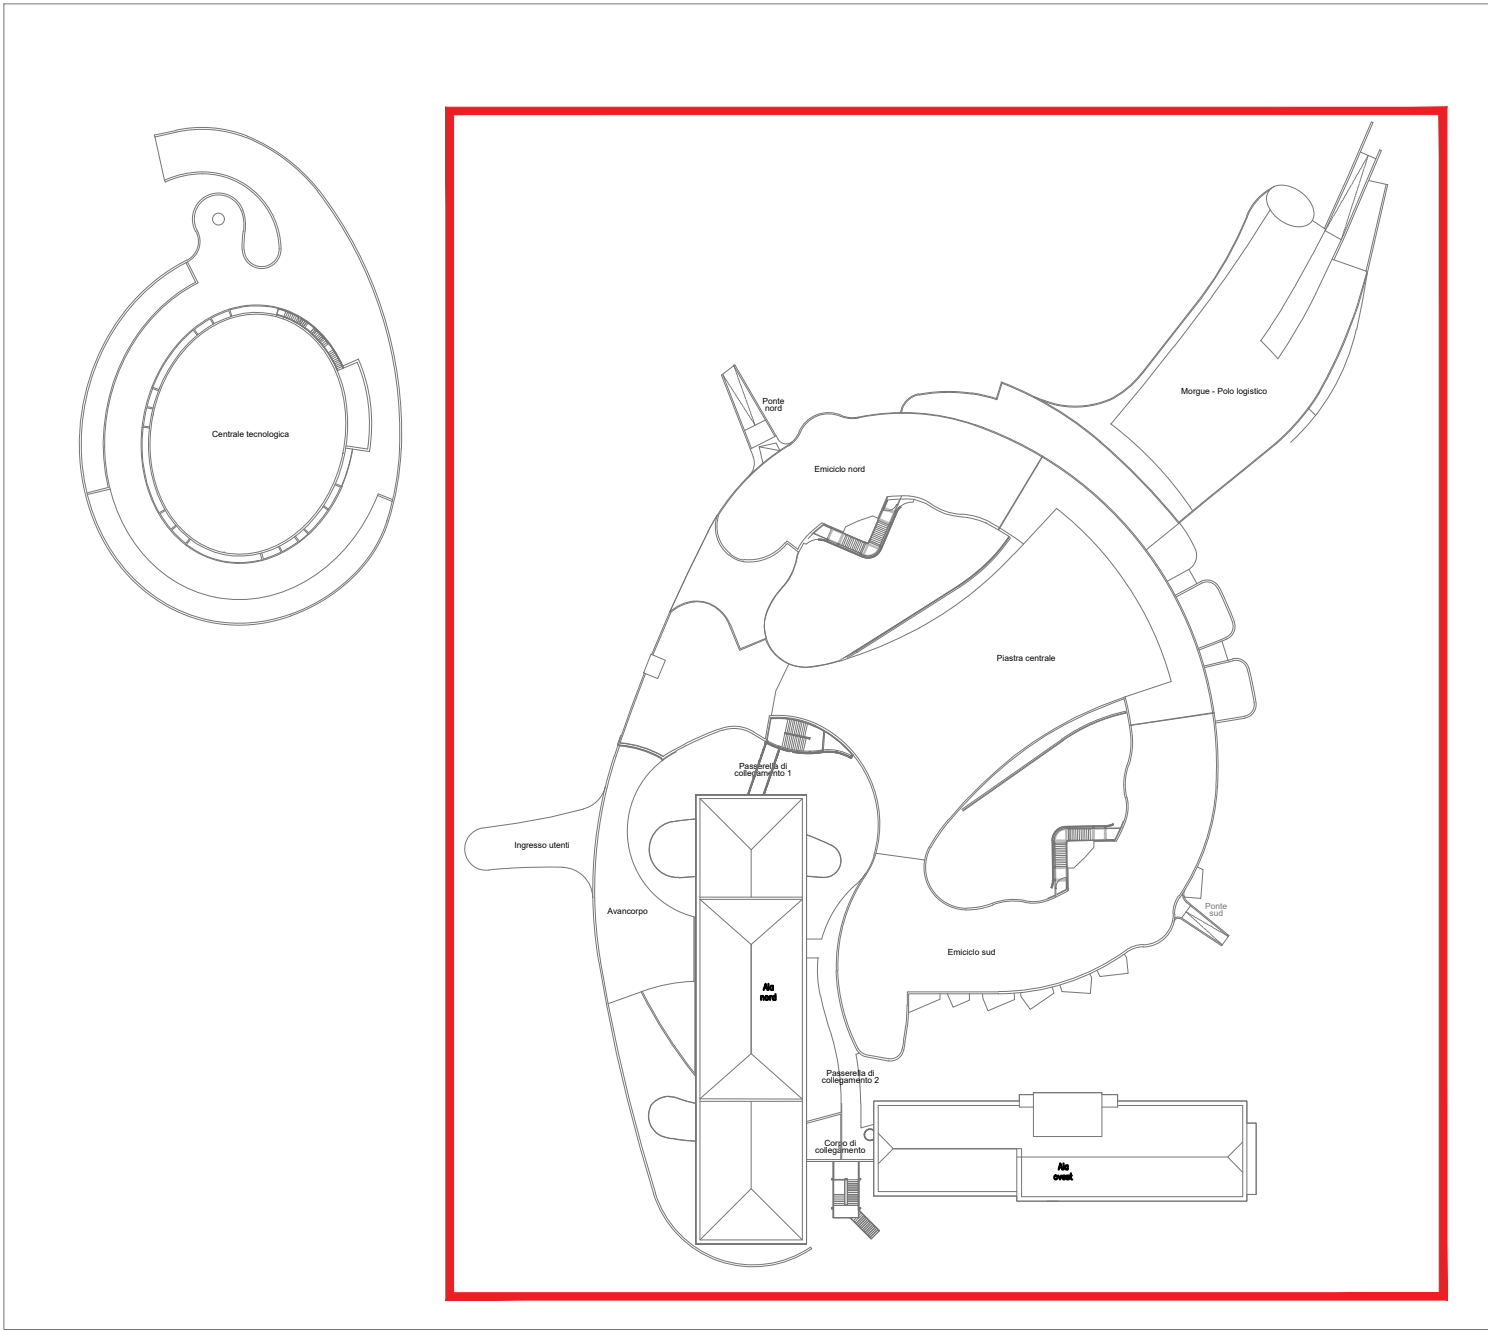

Per la redazione della *Presente Proposta* progettuale si è utilizzata, in parte, documentazione grafica e di testo del *Progetto di Riferimento* reso disponibile dalla ULSS 8 - Berica che ne ha autorizzato l'uso.



Progetto di fattibilità tecnica ed economica del
Completamento della Nuova Struttura Ospedaliera
Arzignano - Montebelluna Maggiore
ai sensi dell'art. 183, comma 15 del D.lgs. 18 Aprile 2016 n.50



Project manager e Resp. Integrazione delle Discipline:
Ing. Antonino Lauria
Progetto architettonico:
Ing. Antonino Lauria
Progetto funzionale: Ing. Antonino Lauria
Progetto sistemazioni esterne, parcheggi, viabilità ed edifici accessori: Ing. Antonino Lauria
Progetto strutture: Ing. Antonino Lauria
Progetto impianti elettrici, meccanici e speciali:
Ing. Marco Tura
Progetto prevenzione incendi:
Ing. Marco Tura
Coordinatore per la sicurezza:
Ing. Ugo Di Camillo
Collaboratori
Ing. Jasmine Chiarelli
Ing. Veronica Bassi
Ing. Matteo Ferruzzi
Arch. Michael Gamberini
Ing. Lara Guerra
Ing. Giovanni Tramontana
Ing. Valentina Turra
Ing. Emanuele Regni
Ing. Massimo Patti
Ing. Daniele Stizza

timbri e firme Progettisti

Progettisti
Highlevel Team Engineering and Management
T.H.E.M.A.
PROGETTAZIONE E SERVIZI DI INGEGNERIA
Via Melozzo da Forlì 21
40133 Bologna ITALY
www.thema.it
con la collaborazione specialistica di:
GAIRIS
INGEGNERIA PER L'AMBIENTE
Via Del Porto 1
40122 Bologna ITALY
www.gairis.it

costituendo Raggruppamento Temporaneo di Imprese
MANDATARIA:
cmb
Via Carlo Marx 101
40132 Capri (MO) ITALY
www.cmbcapri.it
mandatari:
Siram
Via Brocchini 95
20152 Milano ITALY
www.siram.it
GELMINI
IMPIANTI TECNOLOGICI
Via Fanti Novati 10
37036 San Martino S. A. (VR) ITALY
www.gelminimpianti.it
CoopService
Via Rocchicci 5
41122 Reggio Emilia ITALY
www.coopservice.it

timbri e firme Imprese

disciplina Elaborati impianti meccanici - Progetto Opere Complementari Esterne
nome documento PLANIMETRIA DI INDIVIDUAZIONE DELLE INTERFERENZE
codice documento PF.ETS.LO.SP.RE.050
scala 1:1000
revisione 01
data 21/09/2020
motivo revisione Riconcontro Prot. 0087926 del 21/09/2020