
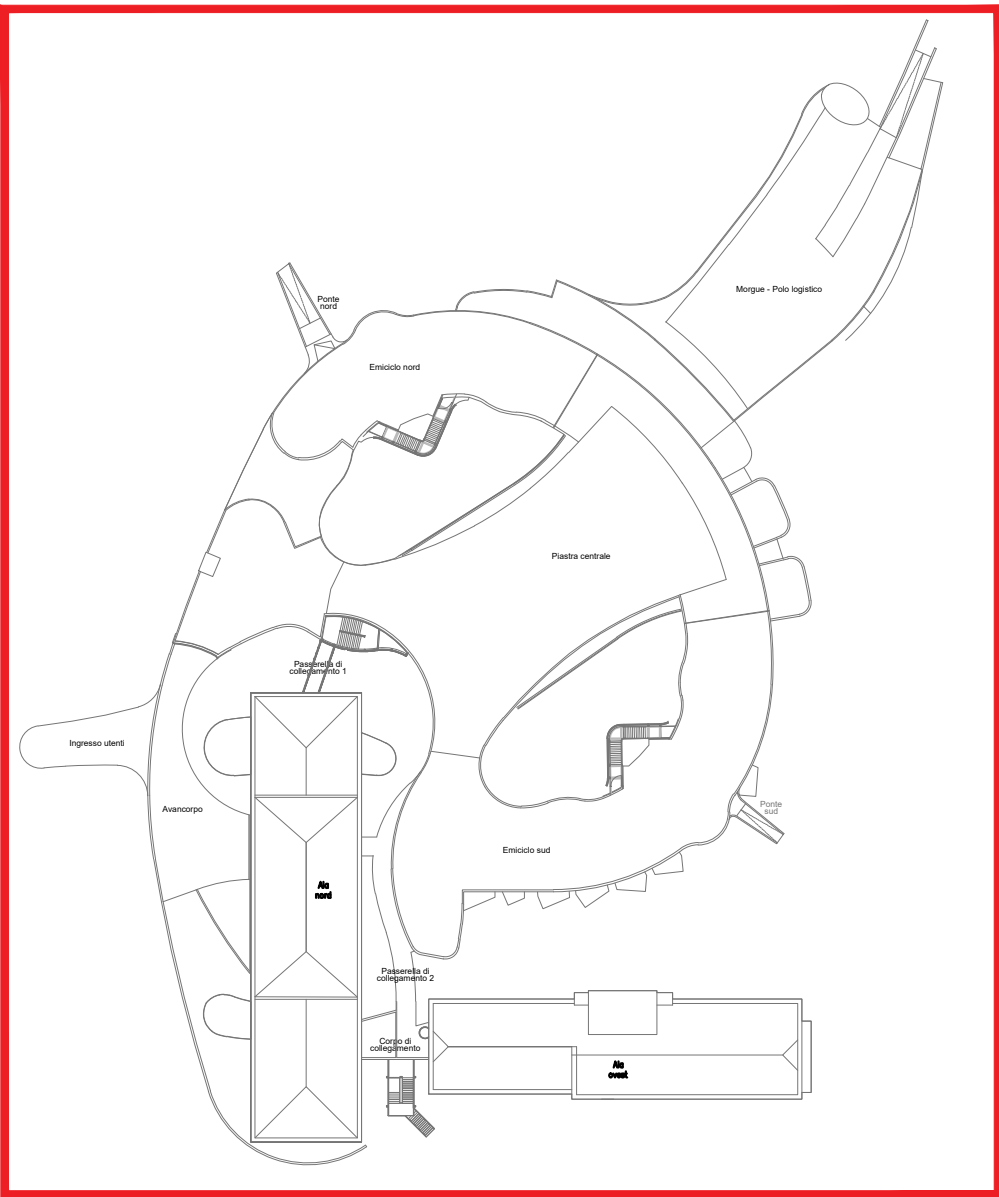


LEGENDA			
A1	CENTRALE TERMICA E IDRICA ESISTENTE	A8	ALA OVEST SCT 7/8
A2	CENTRALE FRIGORIFERA ESISTENTE	A9	PSCHIATRIA SCT 6
A3	SERBATOIO OSSIGENO E CENTRALE GAS MEDICALI ESISTENTE	A10	POLO LOGISTICO E MORGUE SCT 13
A4	PUNTO DI ALLACCIO ESISTENTE ACQUEDOTTO E ACQUA ANTINCENDIO	B1	NUOVO POLO TECNOLOGICO
A5	PUNTO DI ALLACCIO ESISTENTE RETE GAS METANO	B2	SCT NUOVO EDIFICIO
A6	ALA NORD SCT 3/4/5/9	B3	NUOVO PUNTO DI ALLACCIO ACQUEDOTTO E RETE GAS METANO
A7	ALA EST SCT 10	B4	NUOVO PUNTO DI ALLACCIO ACQUEDOTTO ED ANTINCENDIO
LIMITE DI FORNITURA (LATO BIANCO OPERE DA REALIZZARE NELLA FASE, LATO NERO OPERE DA REALIZZARE NELLE FASI SUCCESSIVE OPPURE GIÀ REALIZZATE)			
AREA DI INTERVENTO			
OPERE PROPEDEUTICHE DI BY-PASS RETI DI ALIMENTAZIONE ALA NORD			
RETI DI ALIMENTAZIONE NUOVO OSPEDALE			
ACQUA CALDA RISCALDAMENTO (*) ACQUA FREDDA SANITARIA (*), ACQUA CALDA SANITARIA (*), RICIRCOLO CALDA SANITARIA (*), ACQUA REFRIGERATA, GAS MEDICALI, ACQUA ANTINCENDIO (*) -RETI PREDISPOSTE GIÀ DIMENSIONATE PER LA CONFIGURAZIONE FINALE)			
ACQUA CALDA RISCALDAMENTO (+E), ACQUA CALDA RISCALDAMENTO BASSA TEMPERATURA, ACQUA REFRIGERATA (+E), ACQUA FREDDA SANITARIA (+R), ACQUA CALDA SANITARIA (+R), RICIRCOLO ACQUA CALDA SANITARIA (+R), ACQUA RECOVERY 2a PIOGGIA E ACQUA ANTINCENDIO (+E)- CON TUBO AGGIUNTIVO DI EMERGENZA - TERZO TUBO (+R)- CON TUBO DI RISERVA			

LEGENDA (LAVORAZIONI DI FASE 2 DOPO LA RISOLUZIONE INTERFERENZE)	
	FLUIDI DI COLLEGAMENTO AL POLO TECNOLOGICO
	RETI DI ALIMENTAZIONE NUOVO OSPEDALE
	RETI DI ALIMENTAZIONE ALA OVEST E NUOVO POLO LOGISTICO / MORGUE
	RETI ESISTENTI DI ALIMENTAZIONE DA ESTERNO (ANTINCENDIO, ACQUA POTABILE, GAS METANO)
	CHIUSURA ANELLO RETE ANTINCENDIO
	NUOVE RETI ACQUA POTABILE DI ALIMENTAZIONE NUOVO POLO TECNOLOGICO
	NUOVA RETE ACQUA ALIMENTAZIONE VASCHE ANTINCENDIO NUOVO POLO TECNOLOGICO
	NUOVA RETE GAS METANO DI ALIMENTAZIONE NUOVO POLO TECNOLOGICO (CENTRALE TERMICA E CENTRALE DI COGENERAZIONE)
	NUOVE RETI GAS MEDICALI
ACQUA CALDA RISCALDAMENTO (+E), ACQUA CALDA RISCALDAMENTO BASSA TEMPERATURA, ACQUA REFRIGERATA (+E), ACQUA FREDDA SANITARIA (+R), ACQUA CALDA SANITARIA (+R), RICIRCOLO ACQUA CALDA SANITARIA (+R) E ACQUA ANTINCENDIO (+E)- CON TUBO AGGIUNTIVO DI EMERGENZA - TERZO TUBO (+R)- CON TUBO DI RISERVA	
VAPORE (+R), CONDENZA (+R) E ACQUA OSMOTIZZATA (+R) (+R)- CON TUBO DI RISERVA	
ACQUA CALDA RISCALDAMENTO (+E), ACQUA REFRIGERATA (+E), ACQUA FREDDA SANITARIA (+R), ACQUA CALDA SANITARIA (+R), RICIRCOLO ACQUA CALDA SANITARIA (+R), ACQUA OSMOTIZZATA E ACQUA ANTINCENDIO (+R)- CON TUBO DI RISERVA	

keyplan

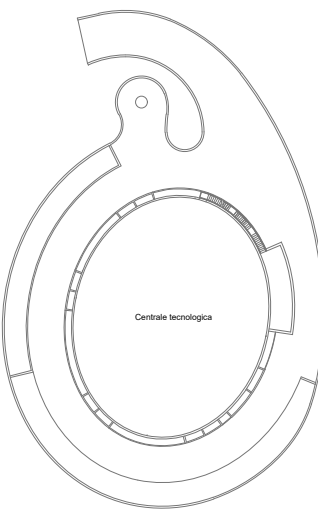

Per la redazione della *Presente Proposta* progettuale si è utilizzata, in parte, documentazione grafica e di testo del *Progetto di Riferimento* reso disponibile dalla ULSS 8 - Berica che ne ha autorizzato l'uso.

LEGENDA

- FASE 1
- AREA AL GREZZO
- OGGETTO DI SOLA GESTIONE

PLANIMETRIA GENERALE



Progetto di fattibilità tecnica ed economica del Completamento della Nuova Struttura Ospedaliera Arzignano - Montebelluna Maggiore ai sensi dell'art. 183, comma 15 del D.lgs. 18 Aprile 2016 n.50



Project manager e Resp. Integrazione delle Discipline:
Ing. Antonino Lauria
Progetto architettonico:
Ing. Antonino Lauria
Progetto funzionale: Ing. Antonino Lauria
Progetto sistemazioni esterne, parcheggi, viabilità ed edifici accessori: Ing. Antonino Lauria
Progetto strutture: Ing. Antonino Lauria
Progetto impianti elettrici, meccanici e speciali:
Ing. Marco Tura
Progetto prevenzione incendi:
Ing. Marco Tura
Coordinatore per la sicurezza:
Ing. Ugo Di Camillo
Collaboratori
Ing. Jasmine Chiarelli
Ing. Veronica Bassi
Ing. Matteo Ferruzzi
Arch. Michael Gamberini
Ing. Lara Guerra
Ing. Giovanni Tramontana
Ing. Valentina Turra
Ing. Emanuele Reggini
Ing. Massimo Patti
Ing. Daniele Stizza

Progettisti
Highlevel Team Engineering and Management
T.H.E.M.A.
PROGETTAZIONE E SERVIZI DI INGEGNERIA
Via Melozzo da Forlì 21
40133 Bologna ITALY
www.thema.it
con la collaborazione specialistica di:
GAIRIS
INGEGNERIA PER L'AMBIENTE
Via Del Porto 1
40122 Bologna ITALY
www.gairis.it

costituendo Raggruppamento Temporaneo di Imprese
MANDATARIA: **cmb**
Via Carlo Marx 101
40132 Capri (MO) ITALY
www.cmb.it
MANDATARI:
Siram
Via Bologna 95
20152 Milano ITALY
www.siram.it
GELMINI
IMPIANTI TECNOLOGICI
Via Fanti Novati 10
37036 San Martino S. A. (VR) ITALY
www.gelminimpianti.it
Coopervice
Via Rodolfo 5
41012 Reggio Emilia ITALY
www.coopervice.it

disciplina Elaborati impianti meccanici - Progetto Opere Complementari Esterne
nome documento PLANIMETRIA DI RISOLUZIONE DELLE INTERFERENZE
codice documento PF.ETS.LO.SP.RE.051
scala 1:1000
revisione 01
data 21/09/2020
motivo revisione Riconcontro Prot. 0087926 del 21/09/2020