

Progetto di fattibilità tecnica ed economica del
Completamento della Nuova Struttura Ospedaliera
Arzignano - Montecchio Maggiore
ai sensi dell'art. 183, comma 15 del D.lgs. 18 Aprile 2016 n.50



timbri e firme Progettisti

Progettisti

Highlevel Team Engineering and Management

T.H.E.M.A.

PROGETTAZIONE E SERVIZI DI INGEGNERIA

Via Melozzo da Forlì 21
40133 Bologna ITALY
www.thema96.it

con la collaborazione specialistica di:



AIRIS
INGEGNERIA PER L'AMBIENTE

Via Del Porto 1
40122 Bologna ITALY
www.airis.it

costituendo Raggruppamento Temporaneo di Imprese

MANDATARIA:



cmb®

Via Carlo Marx 101
41012 Carpi (MO) ITALY
www.cmbcarpi.it

mandanti:



Siram

by VEOLIA

Via Bisceglie 95
20152 Milano ITALY
www.siram.it



GELMINI

IMPIANTI TECNOLOGICI

Via Fenil Novo 10
37036 San Martino B. A. (VR) ITALY
www.gelminiimpianti.it




Coopservice

Via Rochdale 5
42122 Reggio Emilia ITALY
www.coopservice.it

timbri e firme Imprese

disciplina	Elaborati impianti meccanici - Progetto Corpi di Fabbrica di Completamento		
nome documento	TIPOLOGICO LOCALI	revisione	00
codice documento	PF.MEC.CFC.SP.LT.199	data	06/07/2018
scala	1:50	motivo revisione	-

keyplan

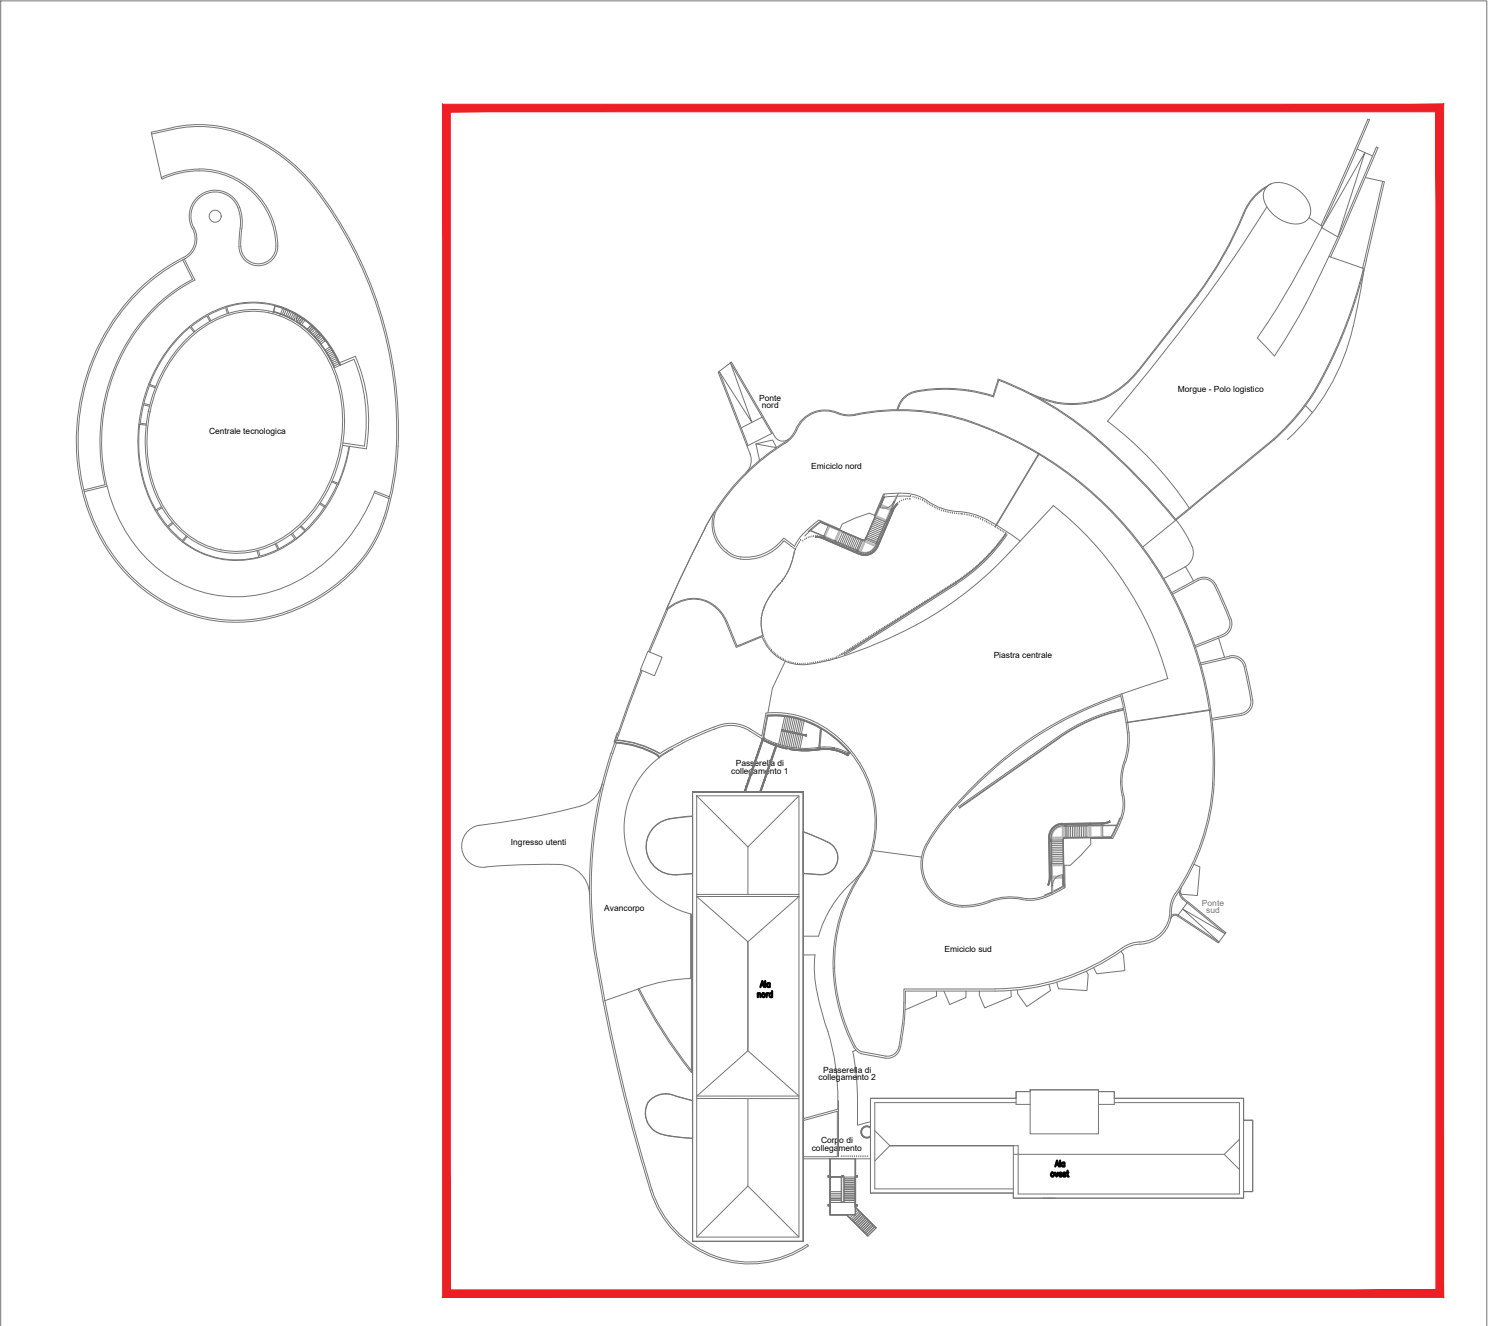


Per la redazione della *Presente Proposta* progettuale si è utilizzata, in parte, documentazione grafica e di testo del *Progetto di Riferimento* reso disponibile dalla ULSS 8 - Berica che ne ha autorizzato l'uso.

LEGENDA	
	DIFFUSORE DI MANDATA O RIPRESA AD EFFETTO ELICOIDALE AD ELEVATA INDUZIONE CON CAMERA DI RACCORDO - Dim. 600x600 mm
	DIFFUSORE DI MANDATA AD EFFETTO ELICOIDALE AD ELEVATA INDUZIONE CON FILTRO ASSOLUTO E CAMERA DI RACCORDO
	DIFFUSORE DI MANDATA O RIPRESA QUADRANGOLARE MULTIDIREZIONALE CON RACCORDO
	DIFFUSORE LINEARE A FERITOIA/E CON PLENUM
	BOCCHETTA DI MANDATA ARIA
	BOCCHETTA DI RIPRESA ARIA
	BOCCHETTA DI RIPRESA ARIA CON FILTRO CONDENSA GRASSI
	DIFFUSORE AD UGELLO PER GRANDI ALTEZZE
	BOCCE DI RIPRESA A PARETE PER SALE OPERATORIE E SIMILI "a": ALTA; "b": BASSA
	VALVOLA ANEMOSTATICA DI ASPIRAZIONE
	DIFFUSORE DI MANDATA A PIANO FORELLINATO INOX CON FILTRO ASSOLUTO PER SALE OPERATORIE
	GRIGLIA DI TRANSITO SU PORTA CON SUPERFICIE "x": dm² - Superficie = 10 dm² ove non specificato
	PORTA RIALZATA DI 3 cm PER TRANSITO ARIA (OPERE EDILI)
	UNITA' TERMINALE DI RIPRESA SILENZIATA
	UNITA' TERMINALE DI MANDATA SILENZIATA
	UNITA' TERMINALE DI MANDATA SILENZIATA CON BATTERIA DI POST-RISCALDAMENTO
	REGOLATORE DI PORTATA ARIA MOTORIZZATO CON SILENZIATORE, PORTATA SUPERIORE A 4.500 mc/h
	SERRANDA TAGLIAFUOCO
	BATTERIA DI POST-RISCALDAMENTO DA CANALE CON SERRANDA DI TARATURA MANUALE
	CANALE DI MANDATA ARIA
	CANALE DI RIPRESA ARIA
	CANALE DI ESPULSIONE ARIA
	CANALE DI PRESA ARIA ESTERNA
	CANALE FLESSIBILE
	IDENTIFICAZIONE CAVEDI

LEGENDA	
	PANNELLI RADIANTI A SOFFITTO CON FINITURA METALLICA
	COMPLESSO CON VALVOLE DI REGOLAZIONE E INTERCETTAZIONE PER PANNELLI RADIANTI A SOFFITTO
	RADIATORE TUBOLARE IN ACCIAIO VERNICIATO
	SCALDASALVIETTE IN ACCIAIO VERNICIATO
	VENTILCONVETTORE ORIZZONTALE INSTALLATO A SOFFITTO IN VISTA (CON MOBILE)
	VENTILCONVETTORE A CASSETTA INSTALLATO AD INCASSO
	LOCALE DOTATO DI PANNELLI RADIANTI A PAVIMENTO
	GIUNTO COMPENSATORE DI DILATAZIONE ASSIALE IN ACCIAIO A SOFFIETTO
	BATTERIA DI POST-RISCALDAMENTO A CANALE CON SERRANDA
	UNITA' TERMINALE DI MANDATA SILENZIATA CON BATTERIA DI POST-RISCALDAMENTO
	NUMERAZIONE COLONNE FLUIDI
	IDENTIFICAZIONE CAVEDI
	TUBAZ. ANDATA RISCALDAMENTO
	TUBAZ. RITORNO RISCALDAMENTO
	TUBAZ. ANDATA ACQUA REFRIGERATA
	TUBAZ. RITORNO ACQUA REFRIGERATA
	TUBAZ. ANDATA BATTERIE CALDE
	TUBAZ. RITORNO BATTERIE CALDE
	TUBAZ. ANDATA BATTERIE FREDDI
	TUBAZ. RITORNO BATTERIE FREDDI
	TUBAZ. ANDATA BATTERIE DI POST RISCALDAMENTO
	TUBAZ. RITORNO BATTERIE DI POST-RISCALDAMENTO
	TUBAZ. ANDATA PANNELLI RADIANTI A PAVIMENTO
	TUBAZ. RITORNO PANNELLI RADIANTI A PAVIMENTO
	TUBAZ. ANDATA RADIATORI
	TUBAZ. RITORNO RADIATORI
	TUBAZ. ANDATA VAPORE PRIMARIO
	TUBAZ. CONDENSA
	TUBAZ. ANDATA PANNELLI A SOFFITTO
	TUBAZ. RITORNO PANNELLI A SOFFITTO
	TUBAZ. ANDATA VENTILCONVETTORI SOLO FREDDO
	TUBAZ. RITORNO VENTILCONVETTORI SOLO FREDDO
	TUBAZ. CONDENSA FANCOIL
	TUBAZ. ANDATA VAPORE UMIDIFICAZIONE

LEGENDA		
	VALVOLA DI INTERCETTAZIONE A SFERA	 P6 ESTINTORE PORTATILE A POLVERE DA 6 kg CLASSE ESTINGUENTE NON INFERIORE A 34A 233 B-C
	VALVOLA DI INTERCETTAZIONE A FARFALLA FLANGIATA	 CO2 ESTINTORE PORTATILE AD ANIDRIDE CARBONICA DA 5kg CLASSE ESTINGUENTE NON INFERIORE A 113B
	VALVOLA DI TARATURA	 P30 ESTINTORE CARRELLATO A POLVERE DA 30 kg CLASSE ESTINGUENTE NON INFERIORE A A-B1-C
	RUBINETTO/I DI ARRESTO DA INCASSO A SFERA CON CAPPuccio CROMATO	 FW TUBAZIONE ANTINCENDIO
	DETENTORE	 AFI TUBAZIONE ACQUA FREDDA SANITARIA
	STABILIZZATORE REGOLATORE DI FLUSSO FLANGIATO	 AFI.REC TUBAZIONE ACQUA FREDDA DI RECUPERO CASSETTE WC
	PILETTA IN BRONZO	 ACI TUBAZIONE ACQUA CALDA SANITARIA
	PILETTA IN GHISA PER LOCALI TECNOLOGICI	 ARC TUBAZIONE DI RICIRCOLO ACQUA CALDA SANITARIA
	ISPEZIONE CON TAPPO ALLA BASE COLONNA DI SCARICO	 ARC TUBAZIONE DI RICIRCOLO ACQUA CALDA SANITARIA
	PUNTO FISSO TUBAZIONI	 ARC TUBAZIONE DI RICIRCOLO ACQUA CALDA SANITARIA
	COMPENSATORE DI DILATAZIONE	 ARC TUBAZIONE DI RICIRCOLO ACQUA CALDA SANITARIA
	VALVOLA A FARFALLA CON BLOCCO MECCANICO CON SERRATURA (Per reti antincendio)	 ARC TUBAZIONE DI RICIRCOLO ACQUA CALDA SANITARIA
	IDRANTE A MURO UNI45 CON MANICHETTA DA 20 m E LANCIA	 ARC TUBAZIONE DI RICIRCOLO ACQUA CALDA SANITARIA
	IDRANTE SOPRASUOLO A COLONNA DN100 CON DUE ATTACCHI UNI70 E UNO DN100	 ARC TUBAZIONE DI RICIRCOLO ACQUA CALDA SANITARIA
	ATTACCO AUTOPOMPA VVF DN100 CON DOPPIO ATTACCO UNI70 IN POZZETTO INTERRATO O INCASSATO A MURO	 ARC TUBAZIONE DI RICIRCOLO ACQUA CALDA SANITARIA
	IDRANTE SOTTOSUOLO DN80 CON UN ATTACCO UNI70	 ARC TUBAZIONE DI RICIRCOLO ACQUA CALDA SANITARIA
	CASSETTA INOX A PARETE O SU PIANTANA CON MANICHETTA UNI70 DA 30 m E LANCIA	 ARC TUBAZIONE DI RICIRCOLO ACQUA CALDA SANITARIA

LEGENDA		
	PRESE GAS MEDICALI A PARETE IN FONDELLO A MURO	 OSS. OSSIGENO
	VALVOLA A SFERA PER GAS	 VO VUOTO
	PRESA EVACUAZIONE GAS ANESTETICI CON EIETTORE (SISTEMA VENTURI)	 A.C. ARIA COMPRESSA STERILE MEDICALE
	QUADRO DI INTERCETTAZIONE DI COMPARTO ANTINCENDIO	 A.C.T. ARIA COMPRESSA TECNICA
	QUADRO DI INTERCETTAZIONE BLOCCO AREA	 A.C.S. ARIA COMPRESSA STRUMENTALE
	GRUPPI DOPPI DI RIDUZIONE DI 2°STADIO	 CO2.T ANIDRIDE CARBONICA TECNICA
	QUADRO DI INTERCETTAZIONE ANTINCENDIO	 CO2 ANIDRIDE CARBONICA MEDICALE
	ALLARME COMPARTO ANTINCENDIO VIGILI DEL FUOCO (CON RIFERIMENTO DI COMPARTO)	 A.C.E. ARIA COMPRESSA DI EVACUAZIONE
	NUMERAZIONE COLONNE GAS MEDICALI	 P.AZ. PROTOSSIDO DI AZOTO
	IDENTIFICAZIONE CAVEDI	 EV. EVACUAZIONE GAS ANESTETICI


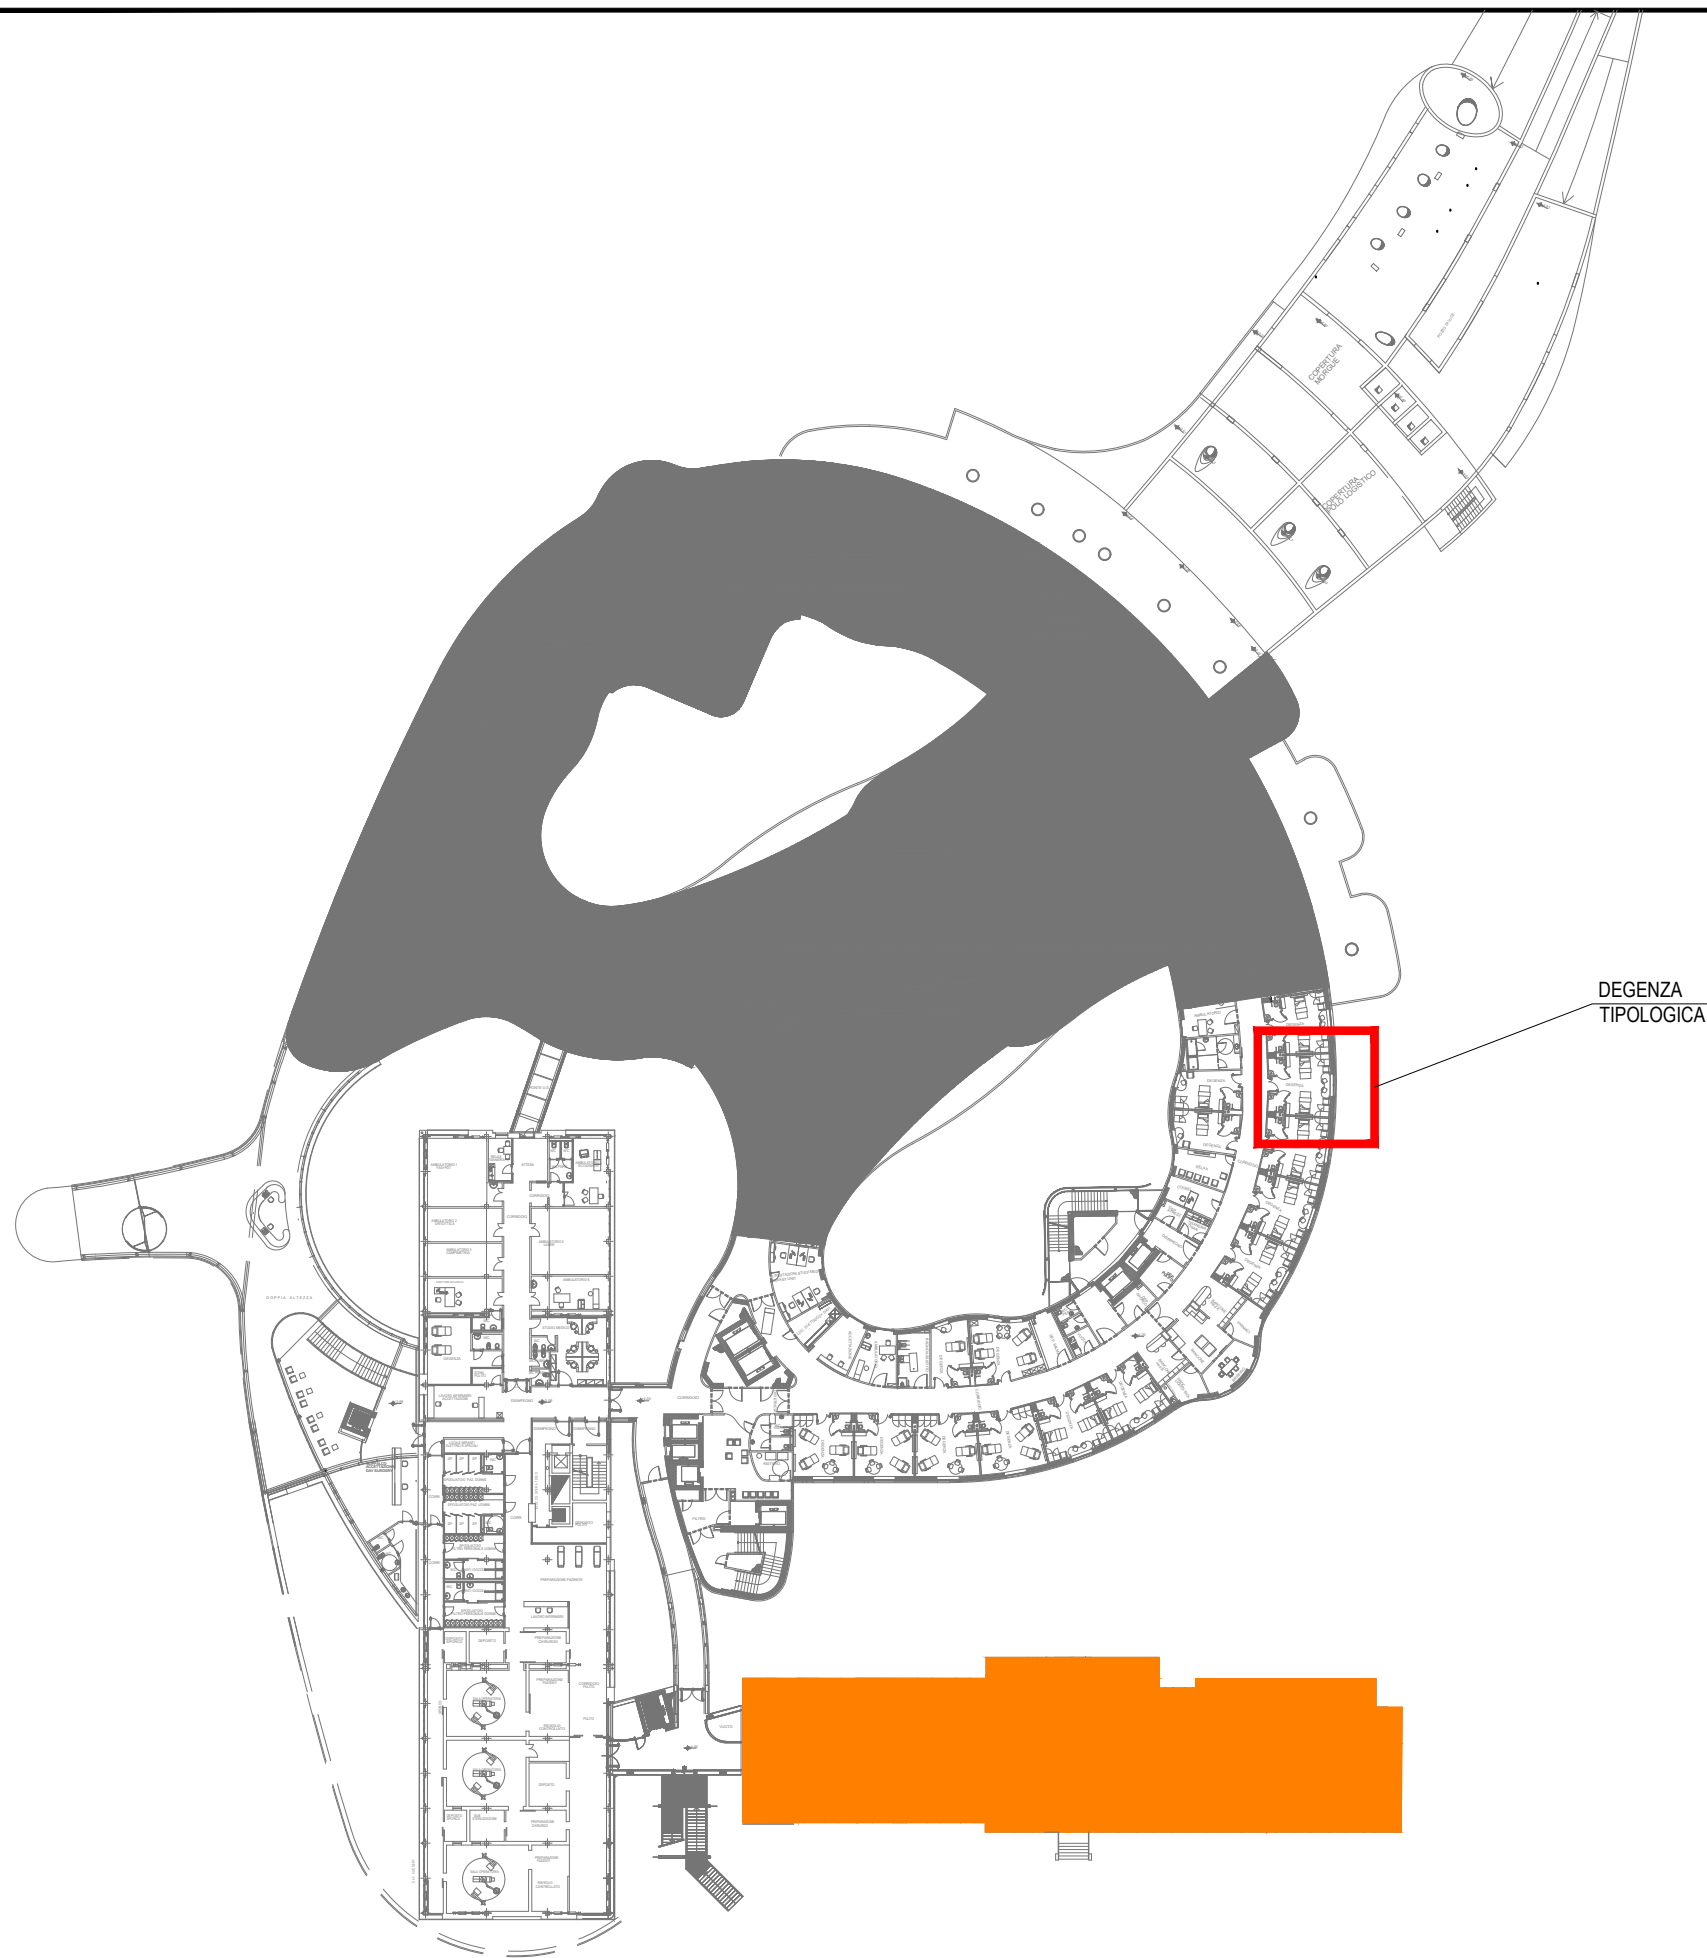


LEGENDA

FASE 1

AREA AL GREZZO

OGGETTO DI SOLA GESTIONE

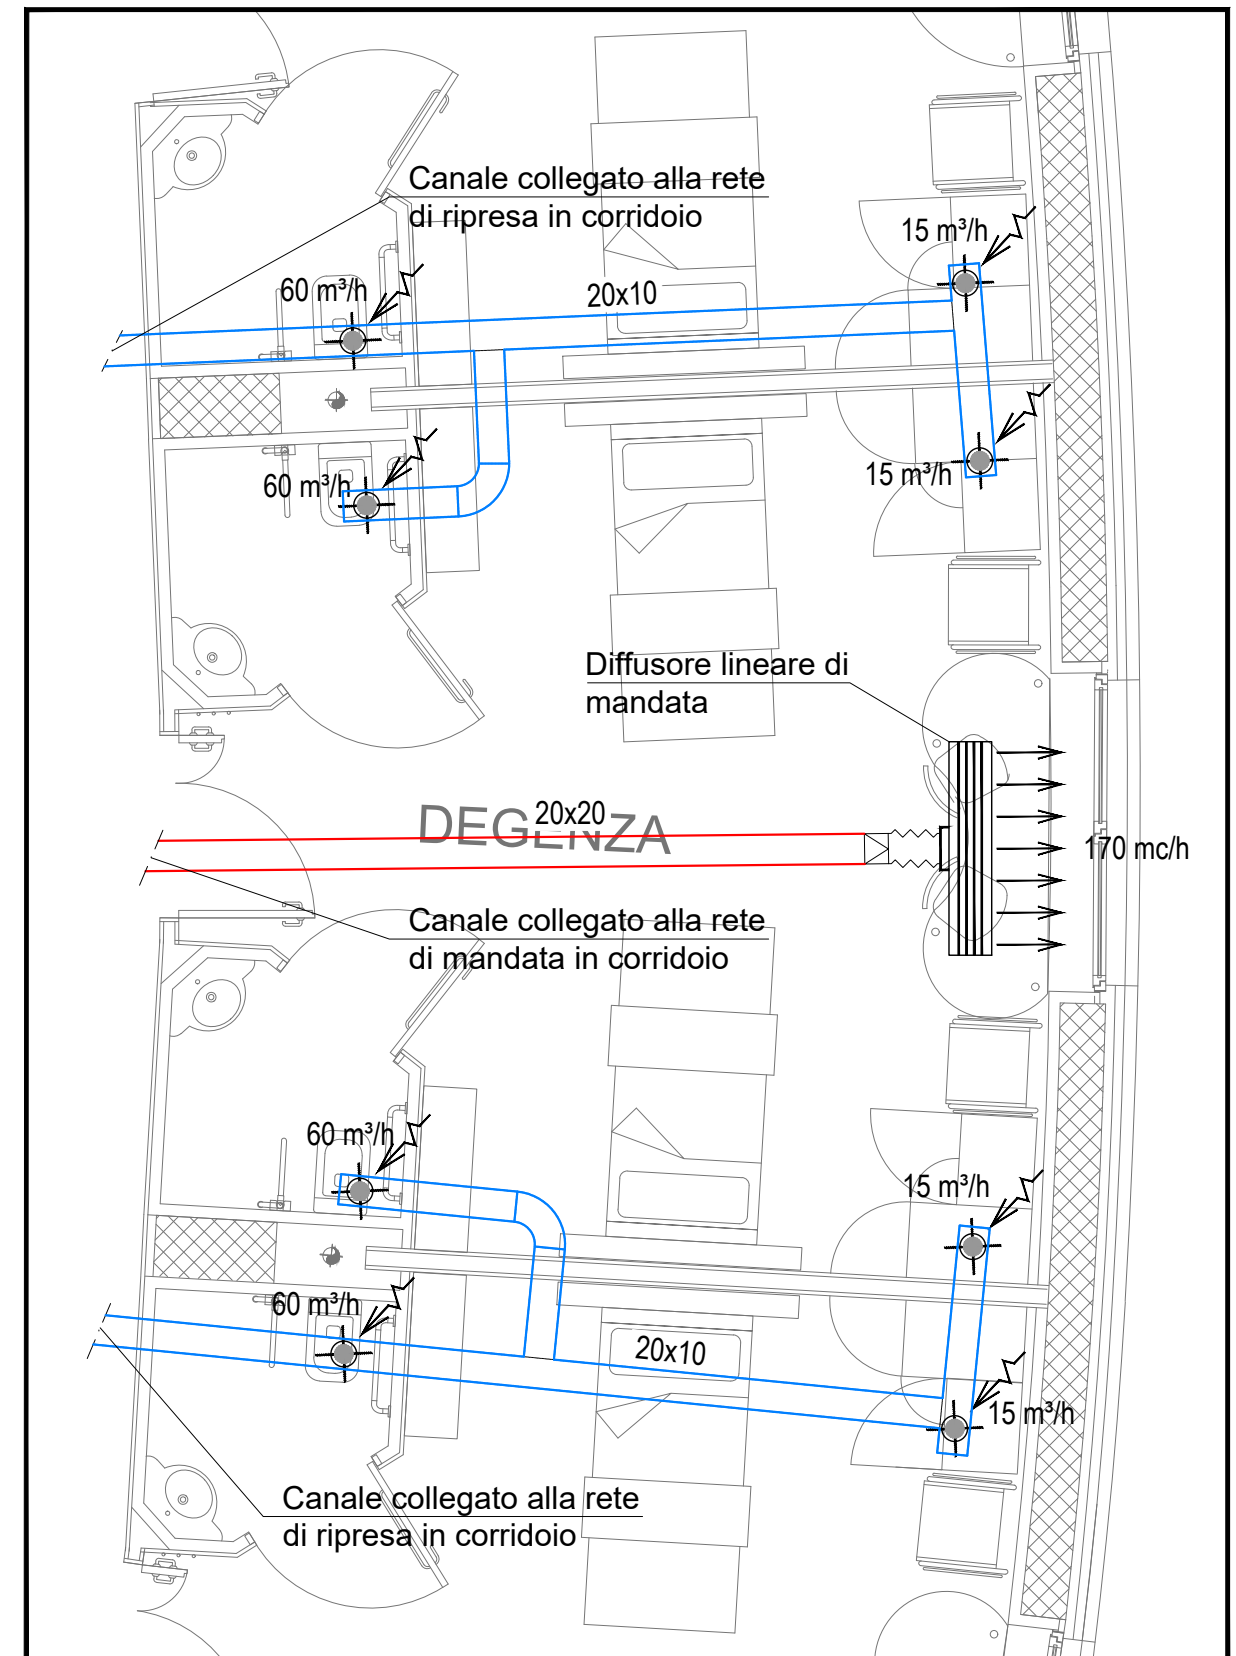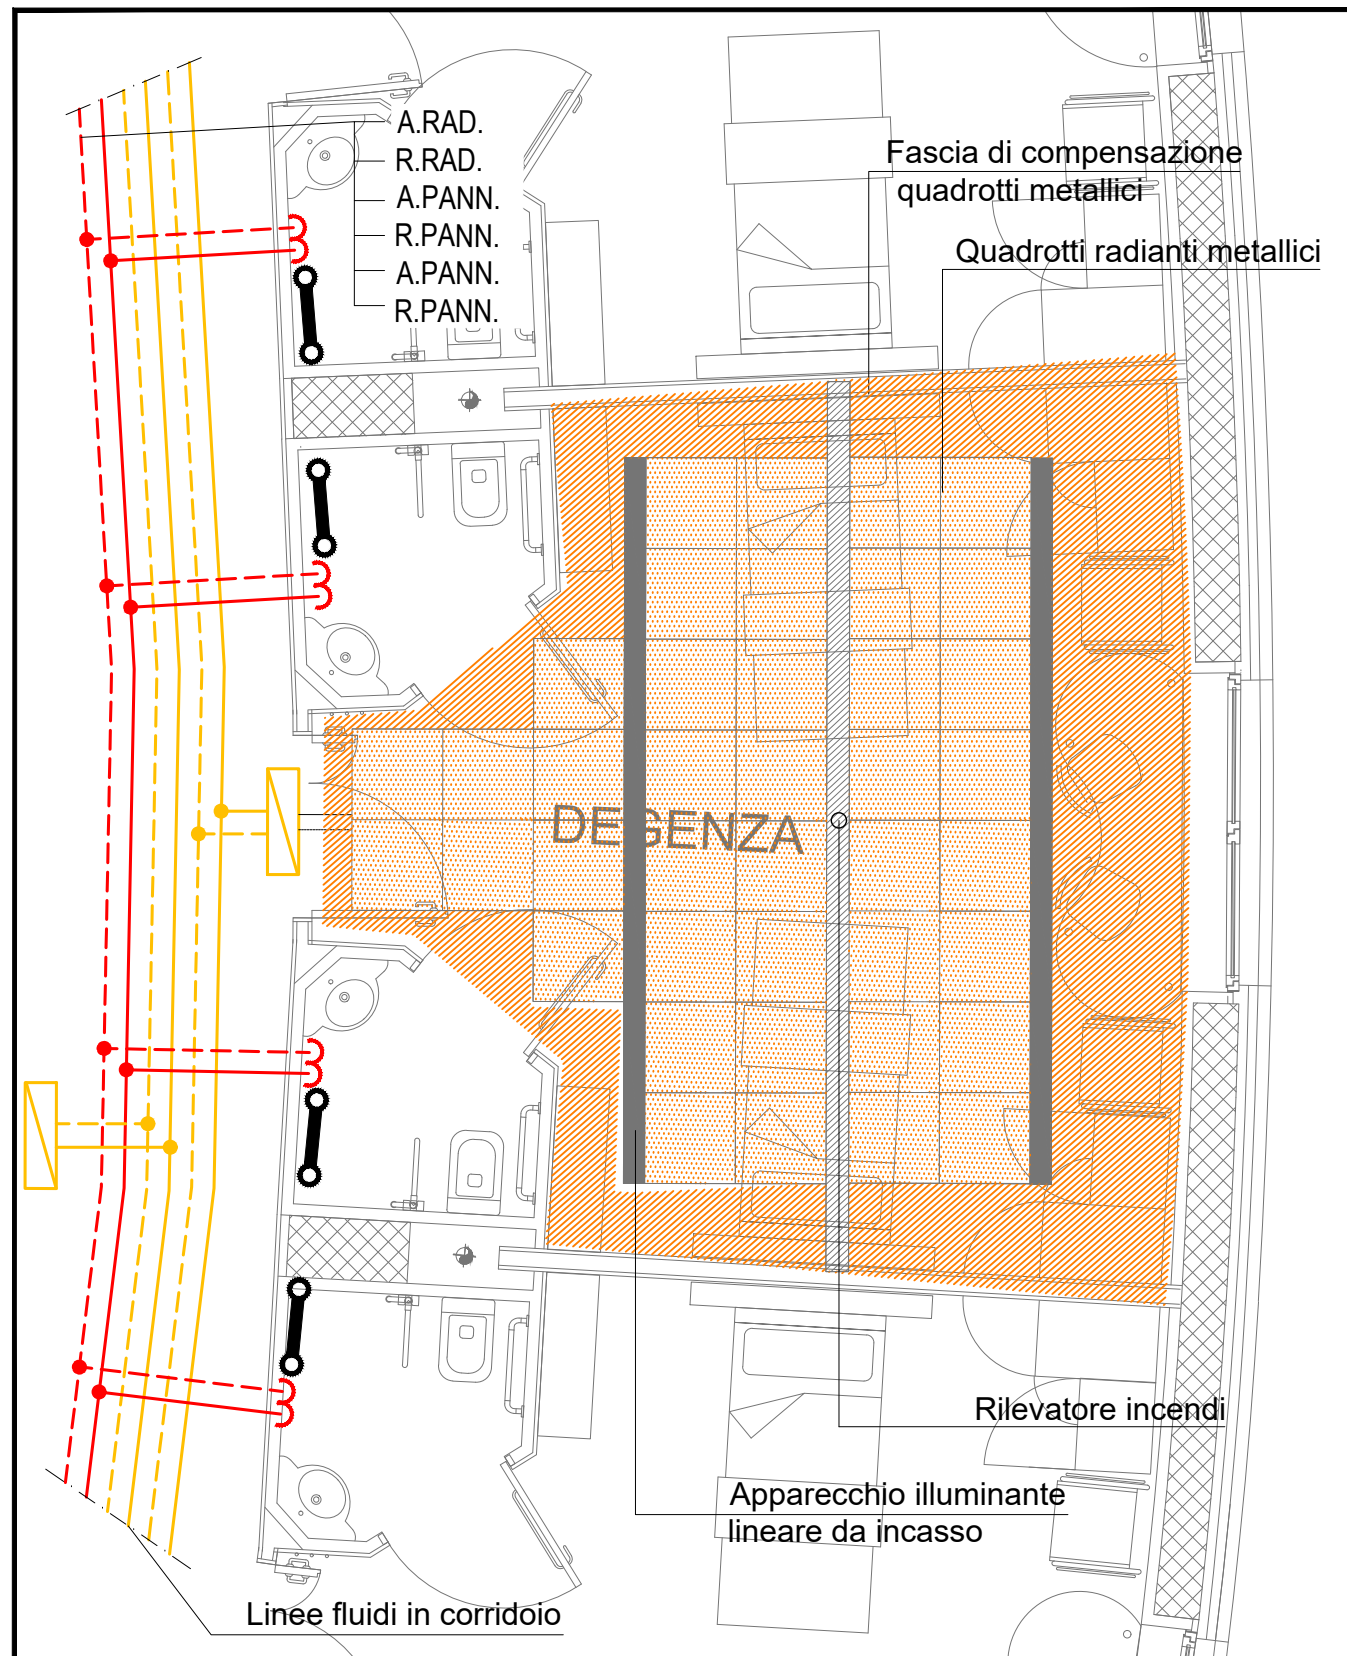

Note

Titolo

TIPOLOGICO LOCALI
DEGENZA TIPOLOGICA - IMPIANTI FLUIDO E AERAUICO
SCALA 1:50

N° riferimento

N° tavola



PF.MEC.CFC.SP.LT.199

Revisione

00

N° foglio

Pag. 05 di 09

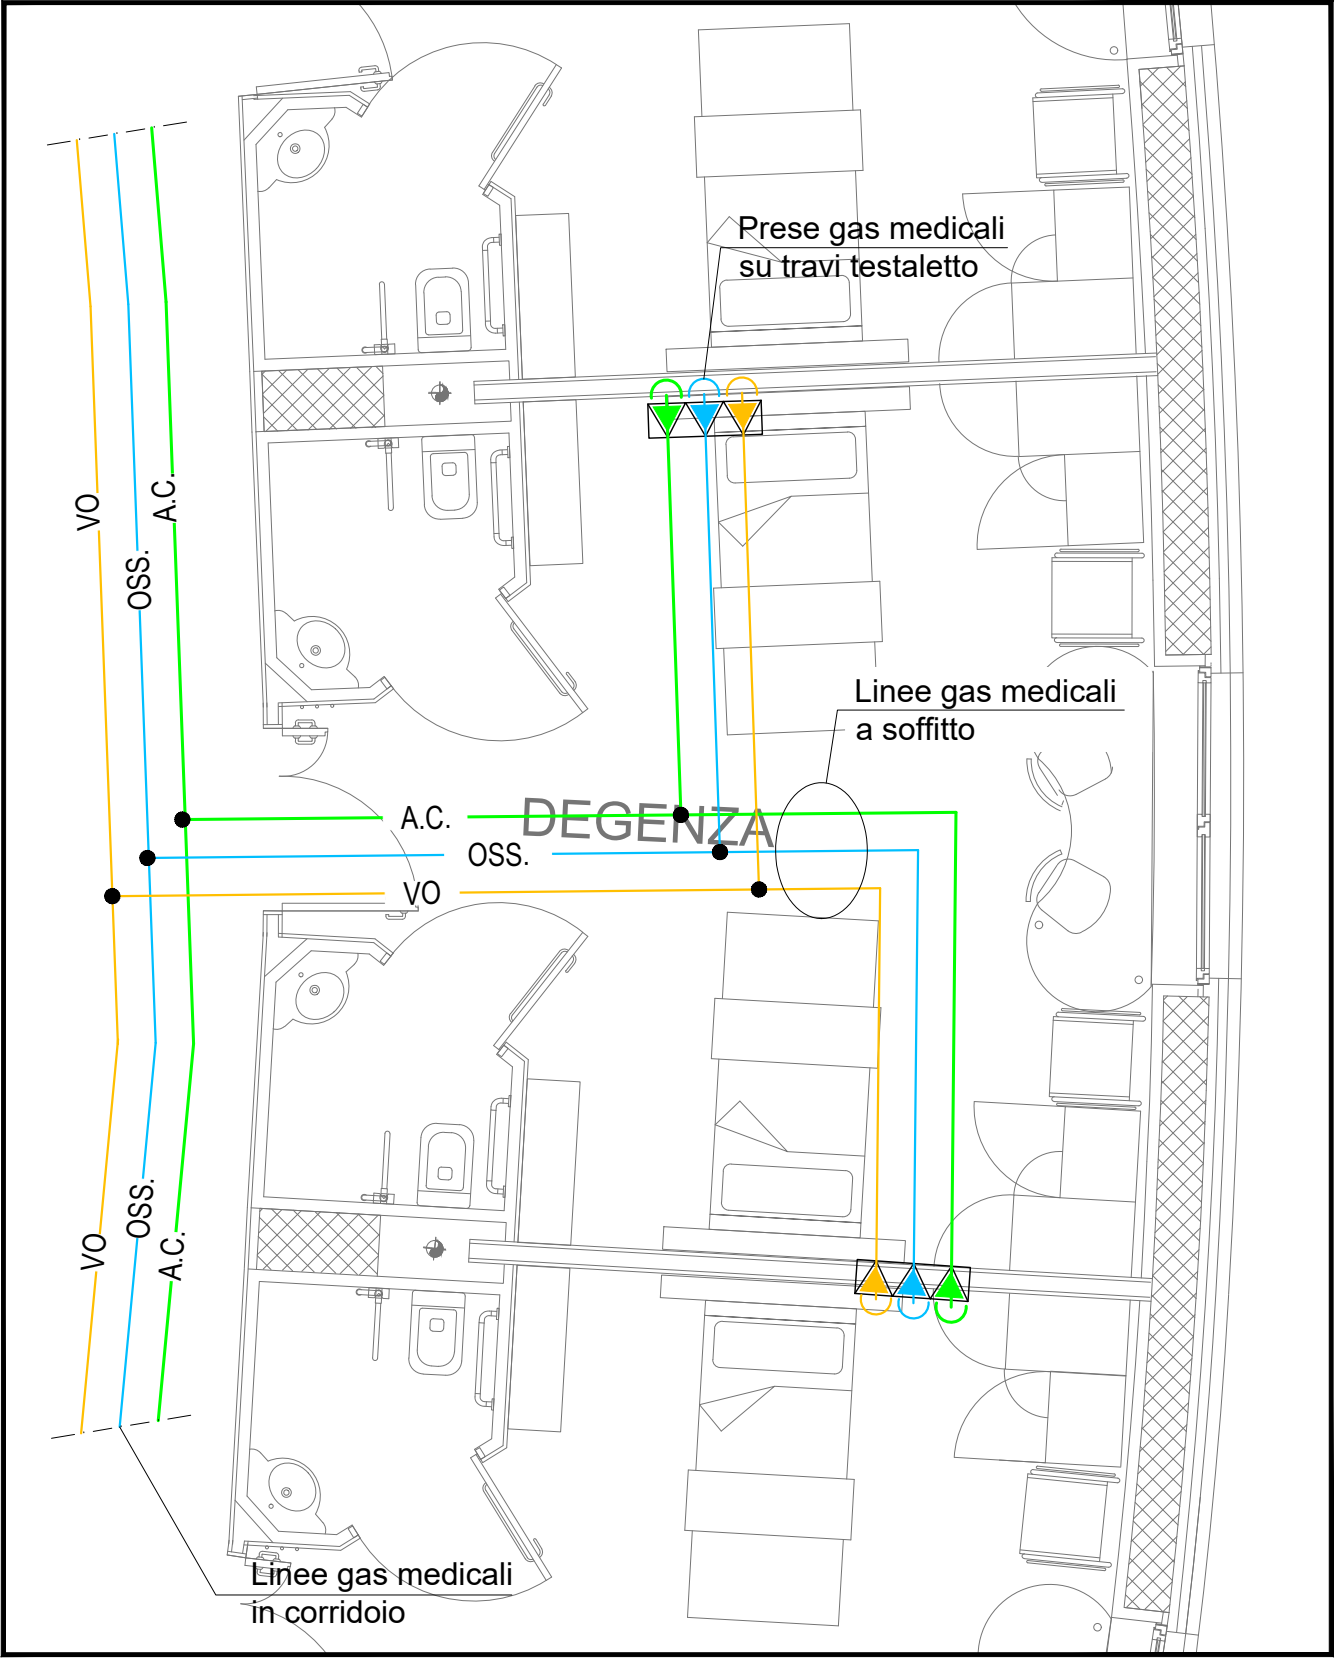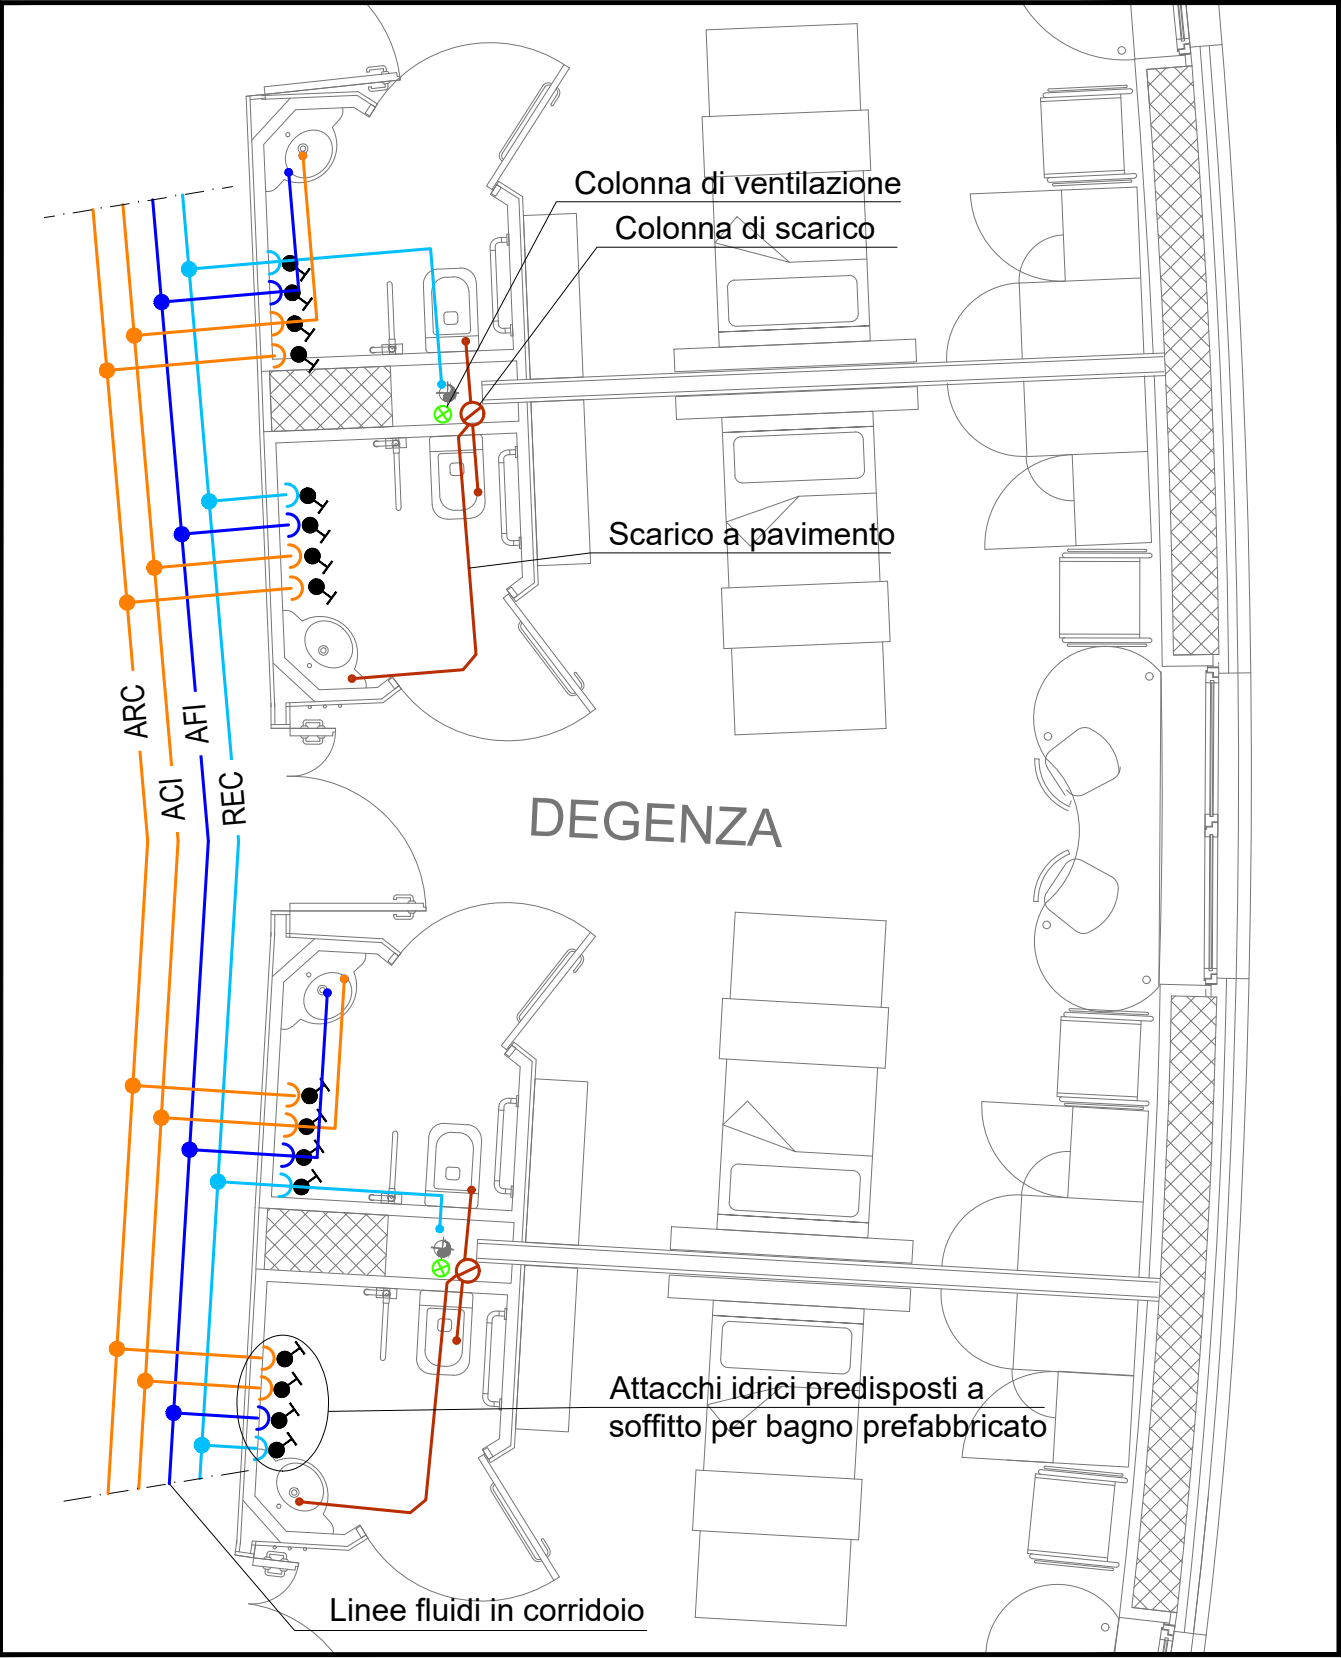

Note

Titolo

TIPOLOGICO LOCALI
DEGENZA TIPOLOGICA - IMPIANTI IDRICO, DI SCARICO E GAS MEDICALI
SCALA 1:50

N° riferimento

N° tavola


PF.MEC.CFC.SP.LT.199

Revisione

00

N° foglio

Pag. 06 di 09

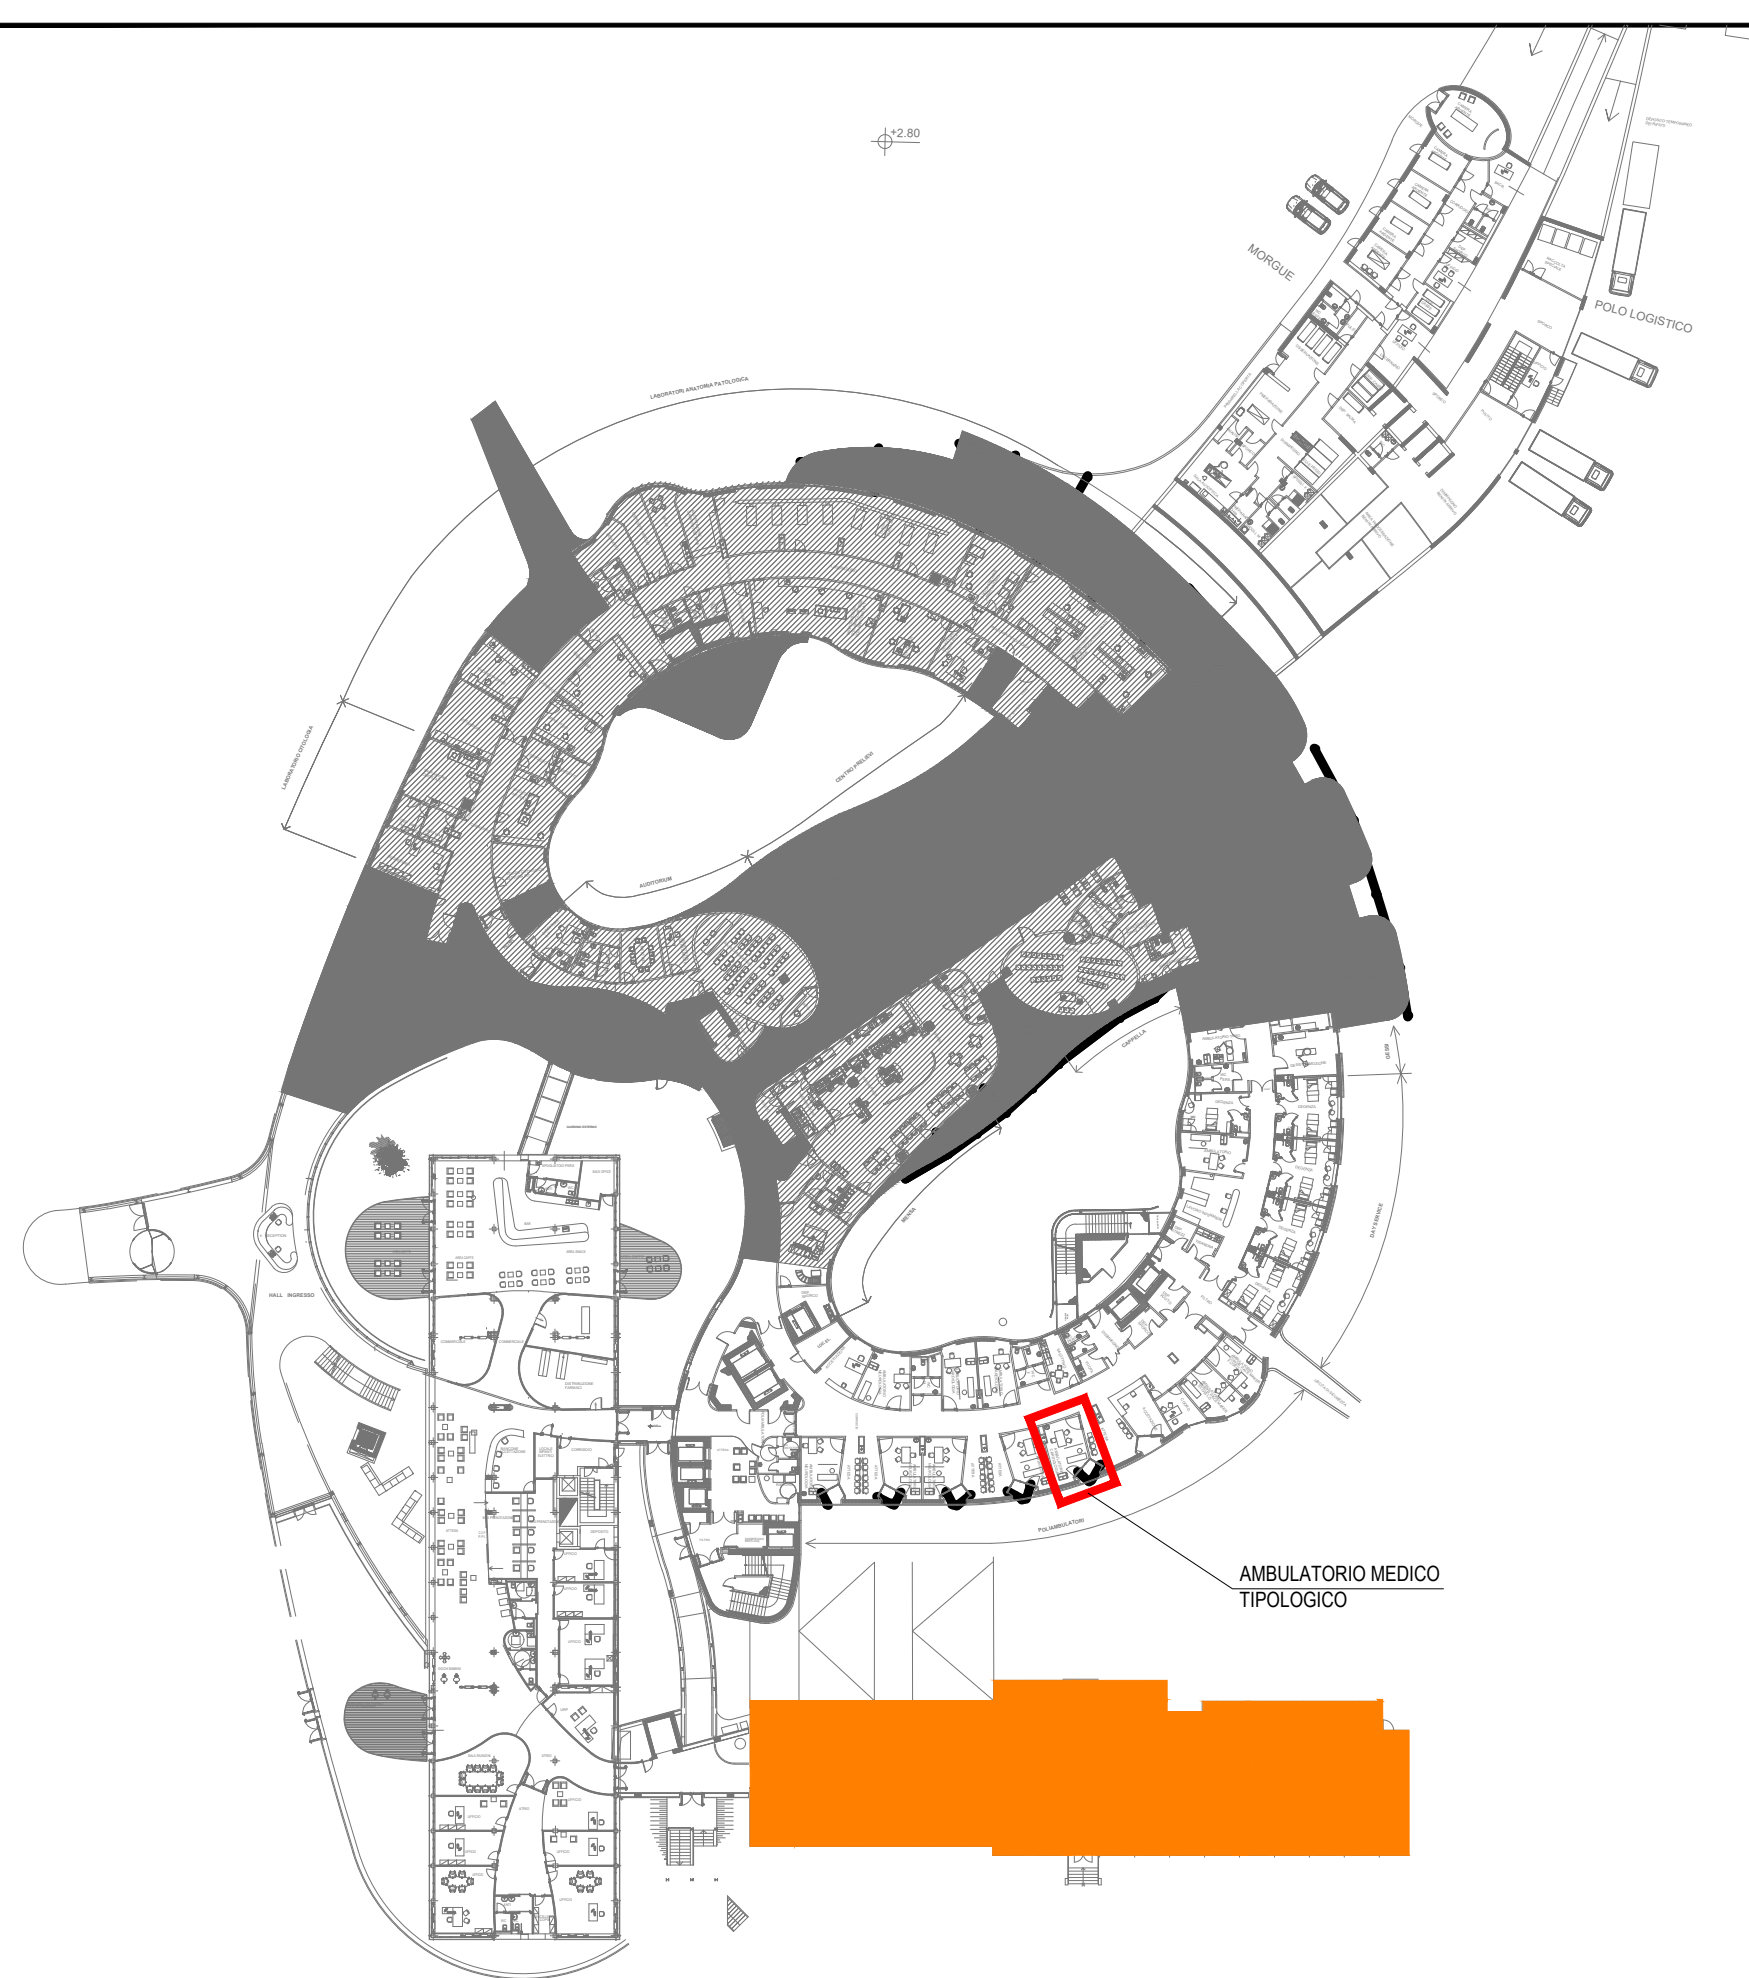

LEGENDA

FASE 1

AREA AL GREZZO

OGGETTO DI SOLA GESTIONE

