



+2.80

keyplan

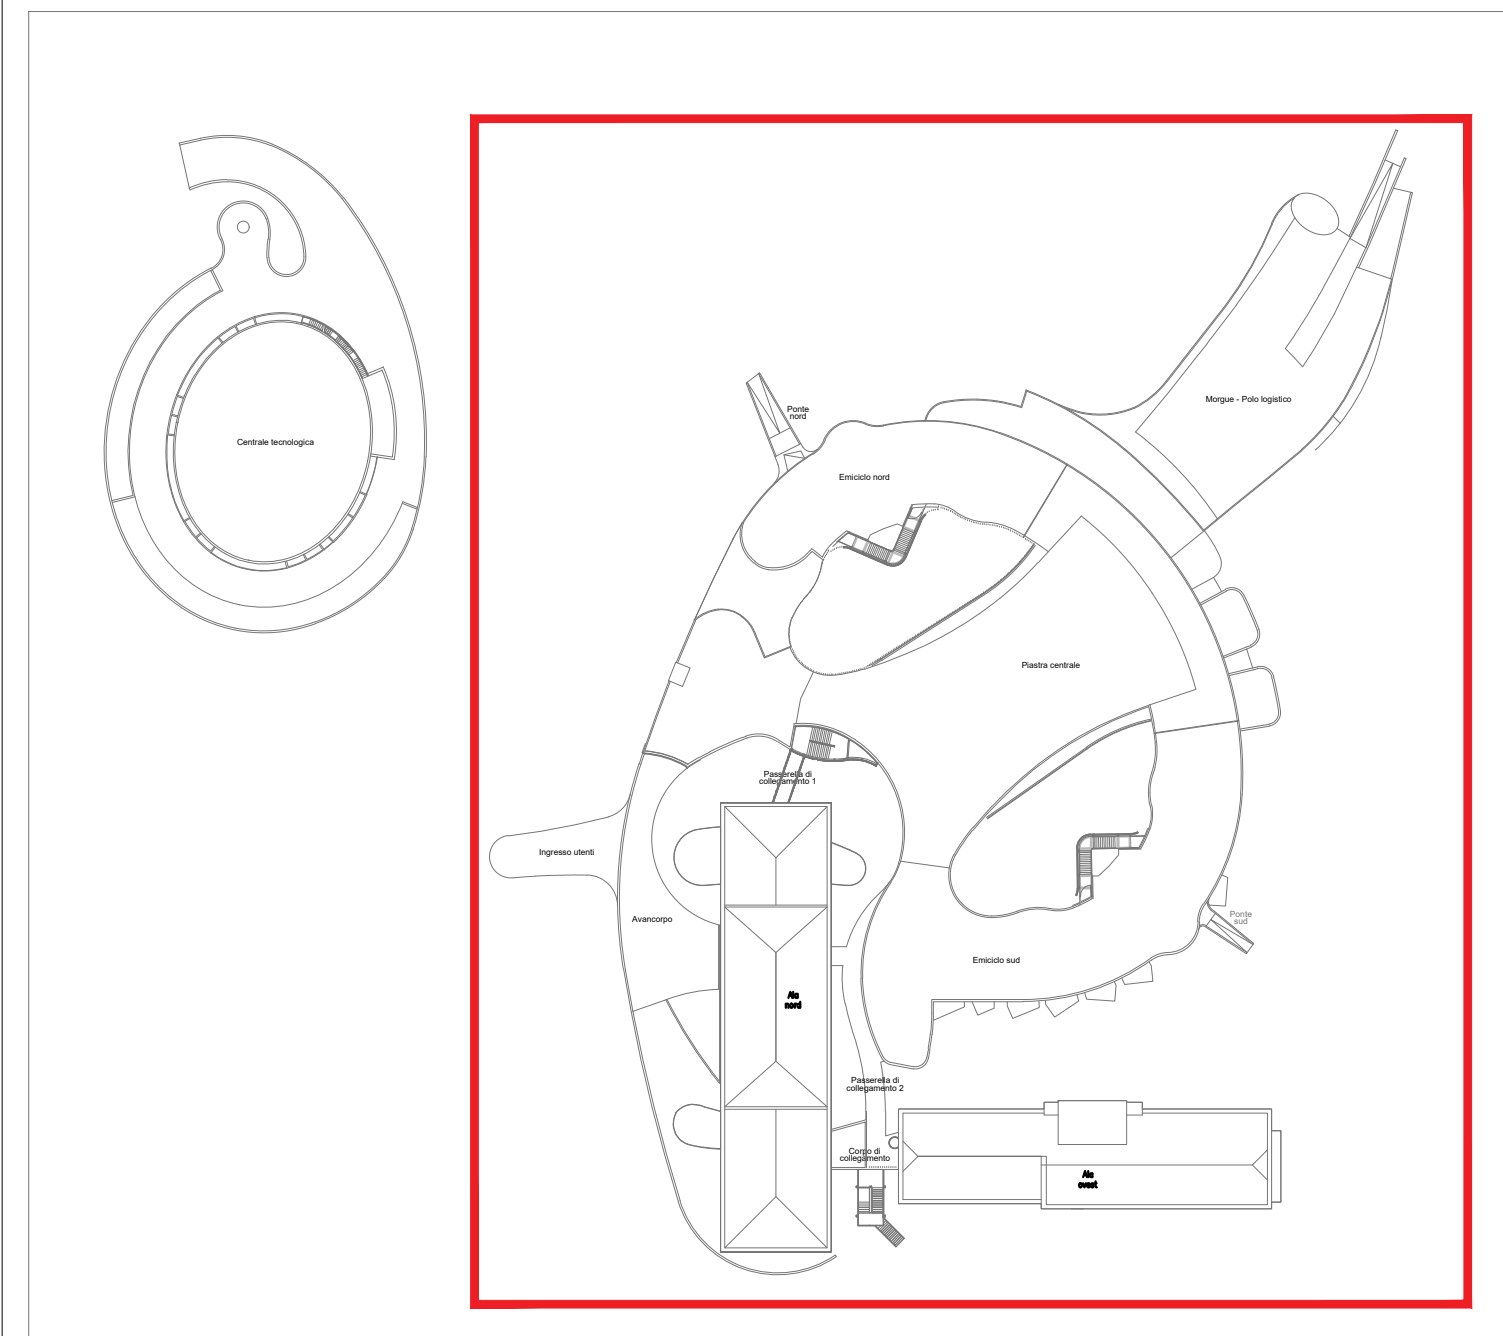

Per la redazione della *Presente Proposta* progettuale si è utilizzata, in parte, documentazione grafica e di testo del *Progetto di Riferimento* reso disponibile dalla ULSS 8 - Berica che ne ha autorizzato l'uso.

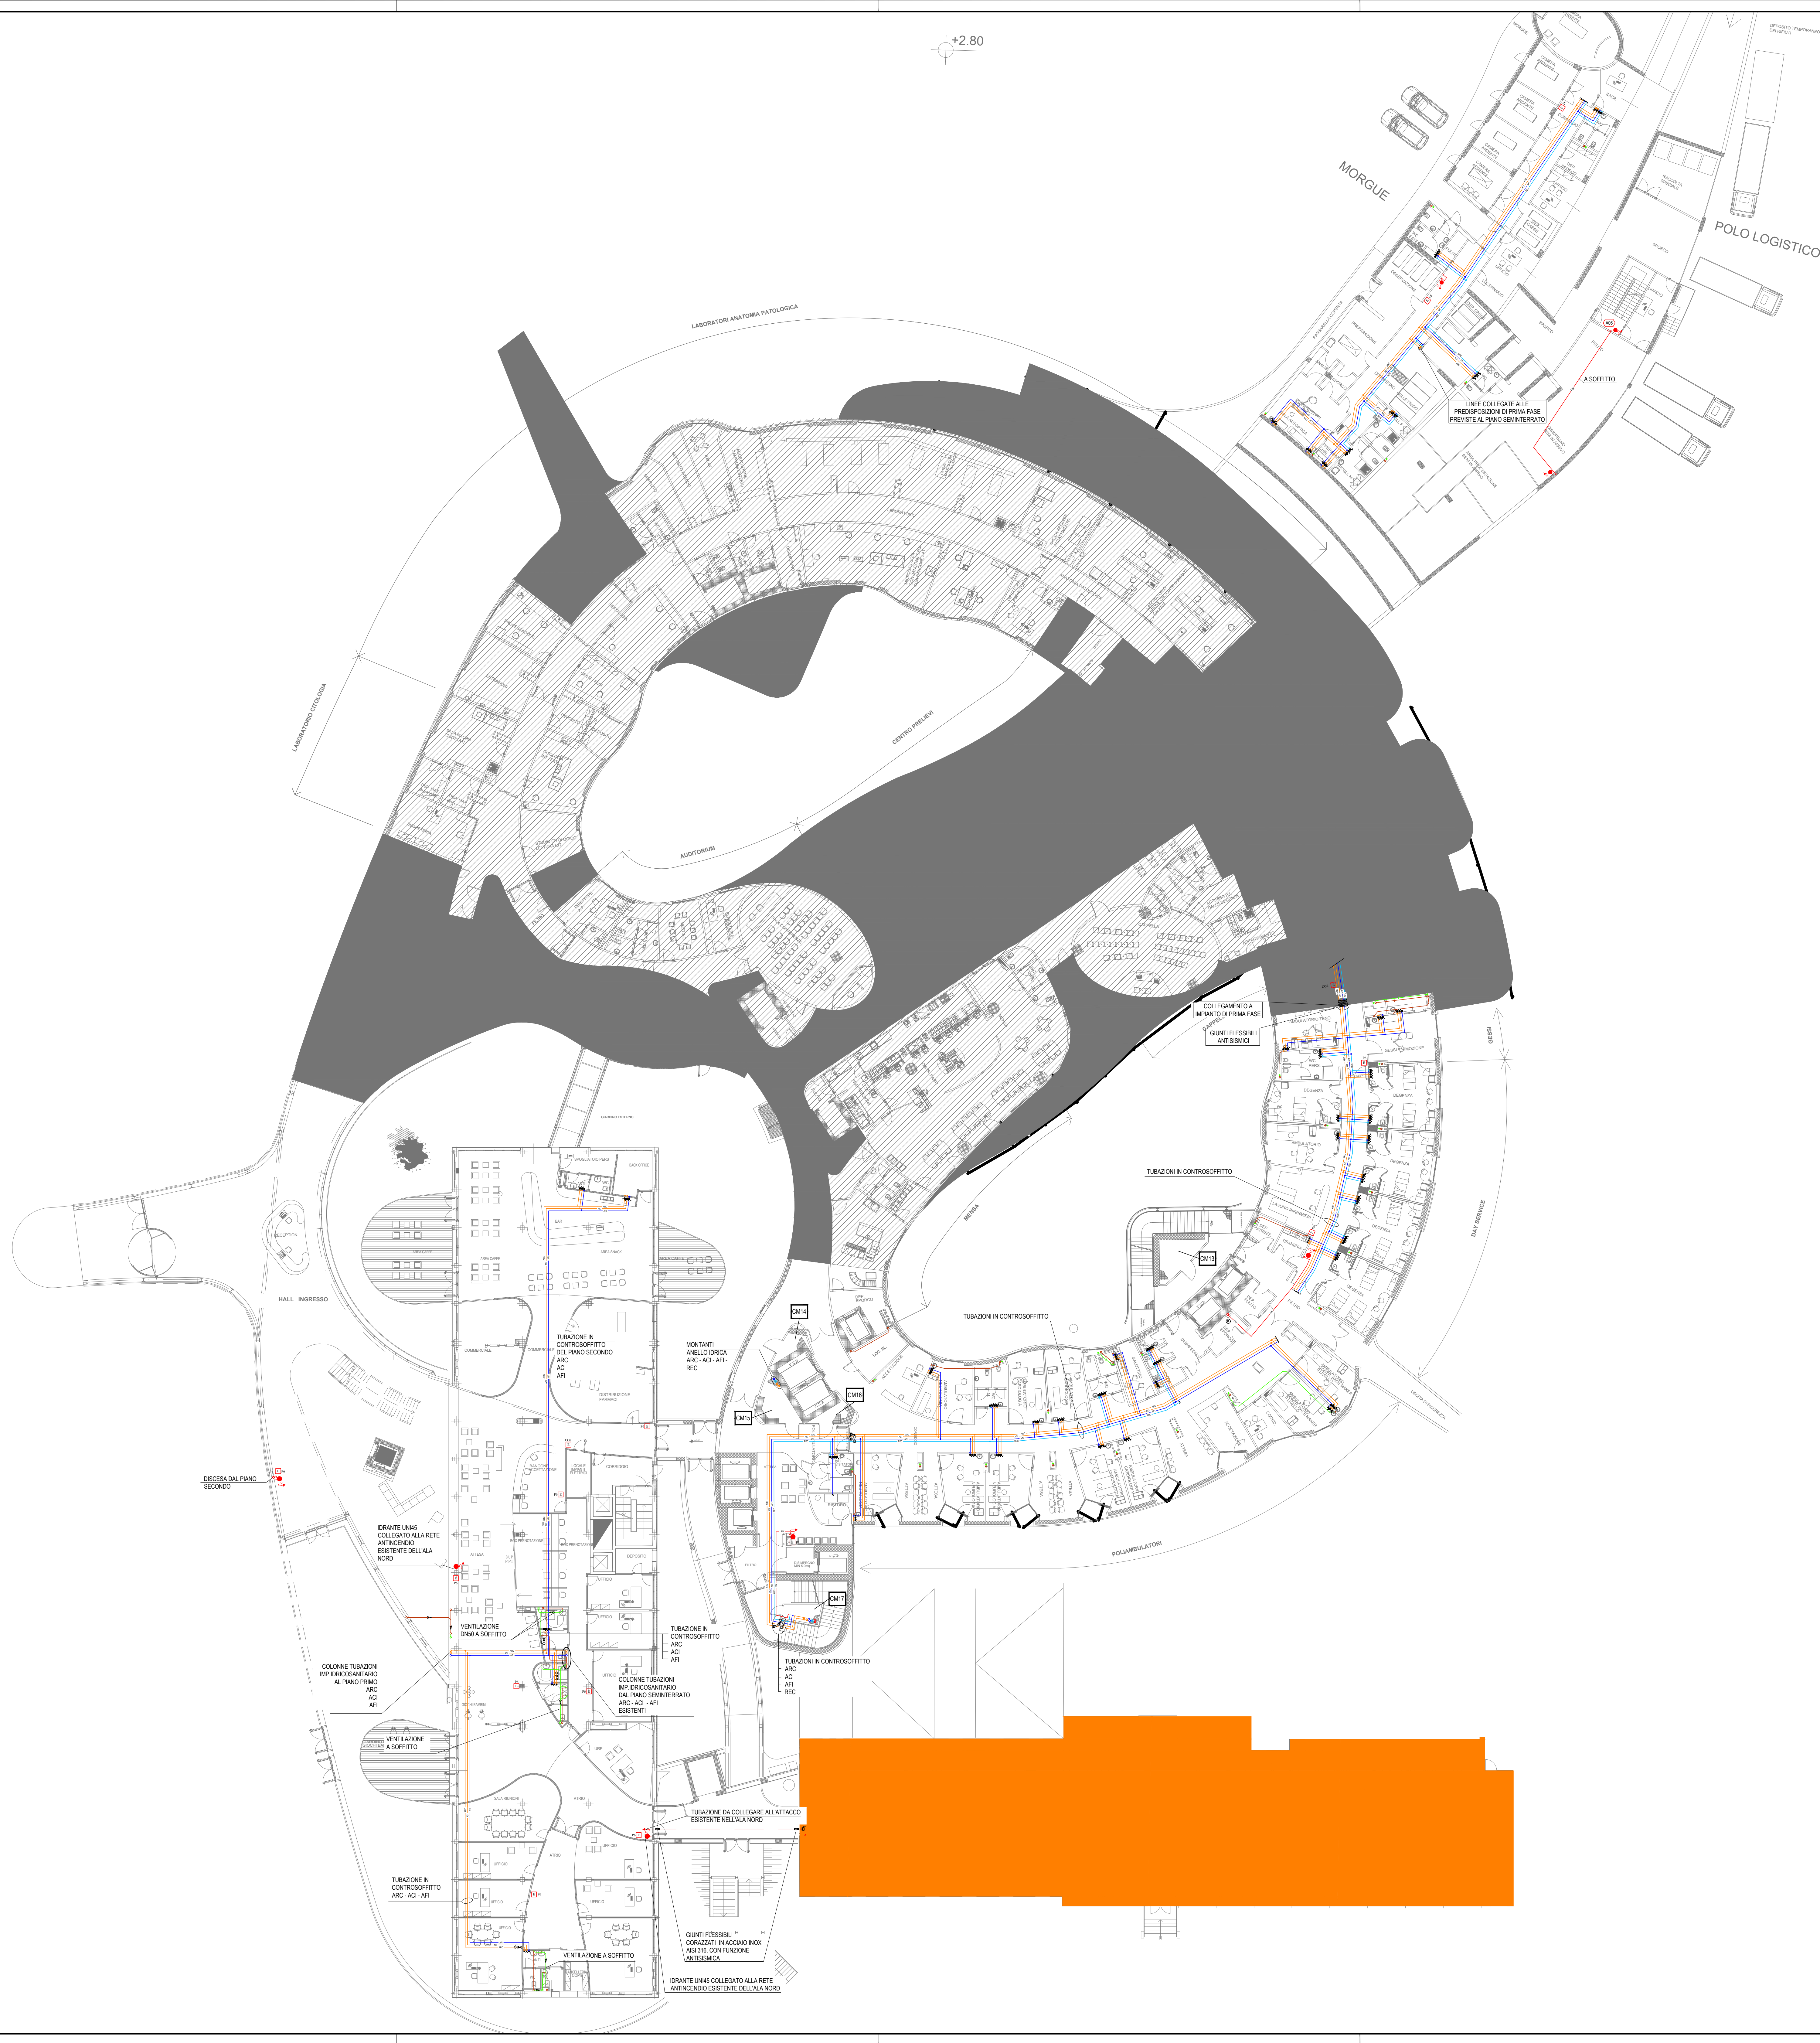

LEGENDA

	VALVOLA DI INTERCETTAZIONE A SFERA		ESTINTORE PORTATILE A POLVERE DA 6 kg
	VALVOLA DI INTERCETTAZIONE A FARFALLA FLANGATA		ESTINTORE PORTATILE AD ANIDRIDE CARBONICA DA 9 kg
	VALVOLA DI TARATURA		ESTINTORE PORTATILE A POLVERE DA 30 kg
	RUBINETTO DI ARRESTO DA RICASSO A SFERA CON CAPPUCCIO CROMATO		TUBAZIONE ANTINCENDIO
	DETENTORE		TUBAZIONE ACQUA FREDDA SANITARIA
	STABILIZZATORE REGOLATORE DI FLUSSO FLANGIATO		TUBAZIONE ACQUA FREDDA DI RECUPERO CASSETTE WC
	PILETTA IN BRONZO		TUBAZIONE ACQUA CALDA SANITARIA
	PILETTA IN GHISA PER LOCALI TECNOLOGICI		TUBAZIONE DI RICIRCOLO ACQUA CALDA SANITARIA
	ISPEZIONE CON TAPPO ALLA BASE COLONNA DI SCARICO		TUBAZIONE ACQUA DEMINERALIZZATA
	PUNTO FISSO TUBAZIONI		TUBAZIONE DI SCARICO A SOFFITTO
	COMPENSATORE DI DILATAZIONE		TUBAZIONE DI SCARICO SOTTOPAVIMENTO
	VALVOLA A FARFALLA CON BLOCCO MECCANICO CON SERRATURA (per reti antincendio)		TUBAZIONE DI SCARICO ACQUE REFLUE LABORATORI
	IRRANTE A MURO UN40 CON MANICHETTA DA 20 m E LANCIA		TUBAZIONE DI VENTILAZIONE SCARICHI
	IRRANTE SOPRASSUOLO A COLONNA DN100 CON DUE ATTACCHI UN10 E UNO DN100		NUMERAZIONE COLONNE IMPIANTO IDRICO SANITARIO
	ATTACCO AUTOPOMPA VVF DN100 CON DOPPIO ATTACCO UN10 IN POZZETTO INTERRATO O INASSATO A MURO		NUMERAZIONE COLONNE IMPIANTO ANTINCENDIO
	IRRANTE SOTTOSUOLO DN80 CON UN ATTACCO UN10		NUMERAZIONE COLONNE DI SCARICO
	CASSETTA INOX A PARETE O SU PIANTELLA CON MANICHETTA UN10 DA 30 m E LANCIA		IDENTIFICAZIONE CAVEVI

LEGENDA

- FASE 1
- AREA AL GREZZO
- OGGETTO DI SOLA GESTIONE



Progetto di fattibilità tecnica ed economica del Completamento della Nuova Struttura Ospedaliera Arzignano - Montebello Maggiore ai sensi dell'art. 183, comma 15 del D.lgs. 18 Aprile 2016 n.50



Project manager e Resp. Integrazione delle Discipline:
Ing. Antonio Lauria
Progetto architettonico:
Ing. Antonio Lauria
Progetto funzionale: Ing. Antonio Lauria
Progetto sistemazioni esterne, parcheggi, viabilità ed edifici accessori: Ing. Antonio Lauria
Progetto impianti elettrici, meccanici e speciali:
Ing. Marco Tura
Progetto prevenzione incendi:
Ing. Marco Tura
Coordinatore per la sicurezza:
Ing. Ugo Di Camillo
Collaboratori:
Ing. Jasmine Charelli
Ing. Veronica Bassi
Arch. Michael Gambellini
Ing. Lara Guerra
Ing. Giovanni Tramontana
Ing. Valterina Tumi
Ing. Emanuele Rogni
Ing. Massimo Patti
Ing. Daniele Sizza

Progettisti
Highlevel Team Engineering and Management
T.H.E.M.A.
PROGETTAZIONE E SERVIZI DI INGENGERIA
Via Marconi, 21
40138 Bologna (BO) Italy
www.thema.it
con la collaborazione specialistica di:
ARIS
ARCHITETTURA E SERVIZI
Via Bolognese 5
40138 Bologna (BO) Italy
www.aris.it

costituendo Raggruppamento Temporaneo di Imprese
MARCHIORELLI
cmb
Via Carlo Mattei 101
40138 Bologna (BO) Italy
www.cmb.it
MARCHIORELLI
Siram
Via Bolognese 5
40138 Bologna (BO) Italy
www.siram.it
MARCHIORELLI
GELMINI
Via Bolognese 5
40138 Bologna (BO) Italy
www.gelmini.it
MARCHIORELLI
Opeservice
Via Bolognese 5
40138 Bologna (BO) Italy
www.opeservice.it

Elaborati impianti meccanici - Progetto Corpi di Fabbrica di Completamento
nome documento: SCHEMA DISTRIBUZIONE IMPIANTO IDRICO E ANTINCENDIO, PIANO TIPOLOGICO TERRA
codice documento: PF.MEC.CFC.SP.LY.196
scala: 1:200
data: 06/07/2018
revisione: 00
motivo revisione: