


LEGENDA			
	PRESE GAS MEDICALI A PARETE IN FONDELLO A MURO		OSS - OSSIGENO
	VALVOLA A SFERA PER GAS		VO - VUOTO
	PRESA EVACUAZIONE GAS ANESTETICI CON ELETTORE (SISTEMA VENTURI)		A.C. - ARIA COMPRESSA STERILE MEDICALE
	QUADRO DI INTERCETTAZIONE DI COMPARTO ANTINCENDIO		A.C.T. - ARIA COMPRESSA TECNICA
	QUADRO DI INTERCETTAZIONE BLOCCO AREA		A.C.S. - ARIA COMPRESSA STRUMENTALE
	GRUPPI DOPPI DI RIDUZIONE DI 2°STADIO		CO2 - ANIDRIDE CARBONICA TECNICA
	QUADRO DI INTERCETTAZIONE ANTINCENDIO		CO1 - ANIDRIDE CARBONICA MEDICALE
	ALLARME COMPARTO ANTINCENDIO VIGILI DEL FUOCO (CON RIFERIMENTO DI COMPARTO)		A.C.E. - ARIA COMPRESSA DI EVACUAZIONE
	NUMERAZIONE COLONNE GAS MEDICALI		PAZ - PROTOSSIDO DI AZOTO
	IDENTIFICAZIONE CAVEDI		EV - EVACUAZIONE GAS ANESTETICI



LEGENDA			
	VALVOLA DI INTERCETTAZIONE A SFERA		P6 - ESTINTORE PORTATILE A POLVERE DA 6 kg CLASSE ESTINGUENTE NON INFERIORE A 34A.233 B.C
	VALVOLA DI INTERCETTAZIONE A FARFALLA FLANGIATA		CO2 - ESTINTORE PORTATILE AD ANIDRIDE CARBONICA DA 9kg CLASSE ESTINGUENTE NON INFERIORE A 113B
	VALVOLA DI TARATURA		P30 - ESTINTORE CARRELLATO A POLVERE DA 30 kg CLASSE ESTINGUENTE NON INFERIORE A A-B1-C
	RUBINETTO DI ARRESTO DA INCASSO A SFERA CON CAPPUCCIO CROMATO		FW - TUBAZIONE ANTINCENDIO
	DETENTORE		AF - TUBAZIONE ACQUA FREDDA SANITARIA
	STABILIZZATORE REGOLATORE DI FLUSSO FLANGIATO		AF REC - TUBAZIONE ACQUA FREDDA DI RECUPERO CASSETTE WC
	PILETTA IN BRONZO		AC - TUBAZIONE ACQUA CALDA SANITARIA
	PILETTA IN GHISA PER LOCALI TECNOLOGICI		ARC - TUBAZIONE DI RICIRCOLO ACQUA CALDA SANITARIA
	ISPEZIONE CON TAPPO ALLA BASE COLONNA DI SCARICO		DEM - TUBAZIONE ACQUA DEMINERALIZZATA
	PUNTO FISSO TUBAZIONI		SCI - TUBAZIONE DI SCARICO A SOFFITTO
	COMPENSATORE DI DILATAZIONE		SCI - TUBAZIONE DI SCARICO SOTTOPAVIMENTO
	VALVOLA A FARFALLA CON BLOCCO MECCANICO CON SERRATURA (Per reti antincendio)		SCI - TUBAZIONE DI SCARICO ACQUE REFLUE LABORATORI
	IDRANTE A MURO UNIAS CON MANICHETTA DA 20 m E LANCIA		VMT - TUBAZIONE DI VENTILAZIONE SCARICHI
	IDRANTE SOPRASUOLO A COLONNA DN100 CON DUE ATTACCHI UNITO E UNO DN100		L - NUMERAZIONE COLONNE IMPIANTO IDRICO SANITARIO
	ATTACCO AUTOPOMPA VVF DN100 CON DOPPIO ATTACCO UNITO IN POZZETTO INTERRATO O INCASSATO A MURO		A - NUMERAZIONE COLONNE IMPIANTO ANTINCENDIO
	IDRANTE SOTTOSUOLO DN80 CON UN ATTACCO UNITO		S - NUMERAZIONE COLONNE DI SCARICO
	CASSETTA INOX A PARETE O SU PIANTANA CON MANICHETTA UNITO DA 30 m E LANCIA		CM - IDENTIFICAZIONE CAVEDI

keyplan

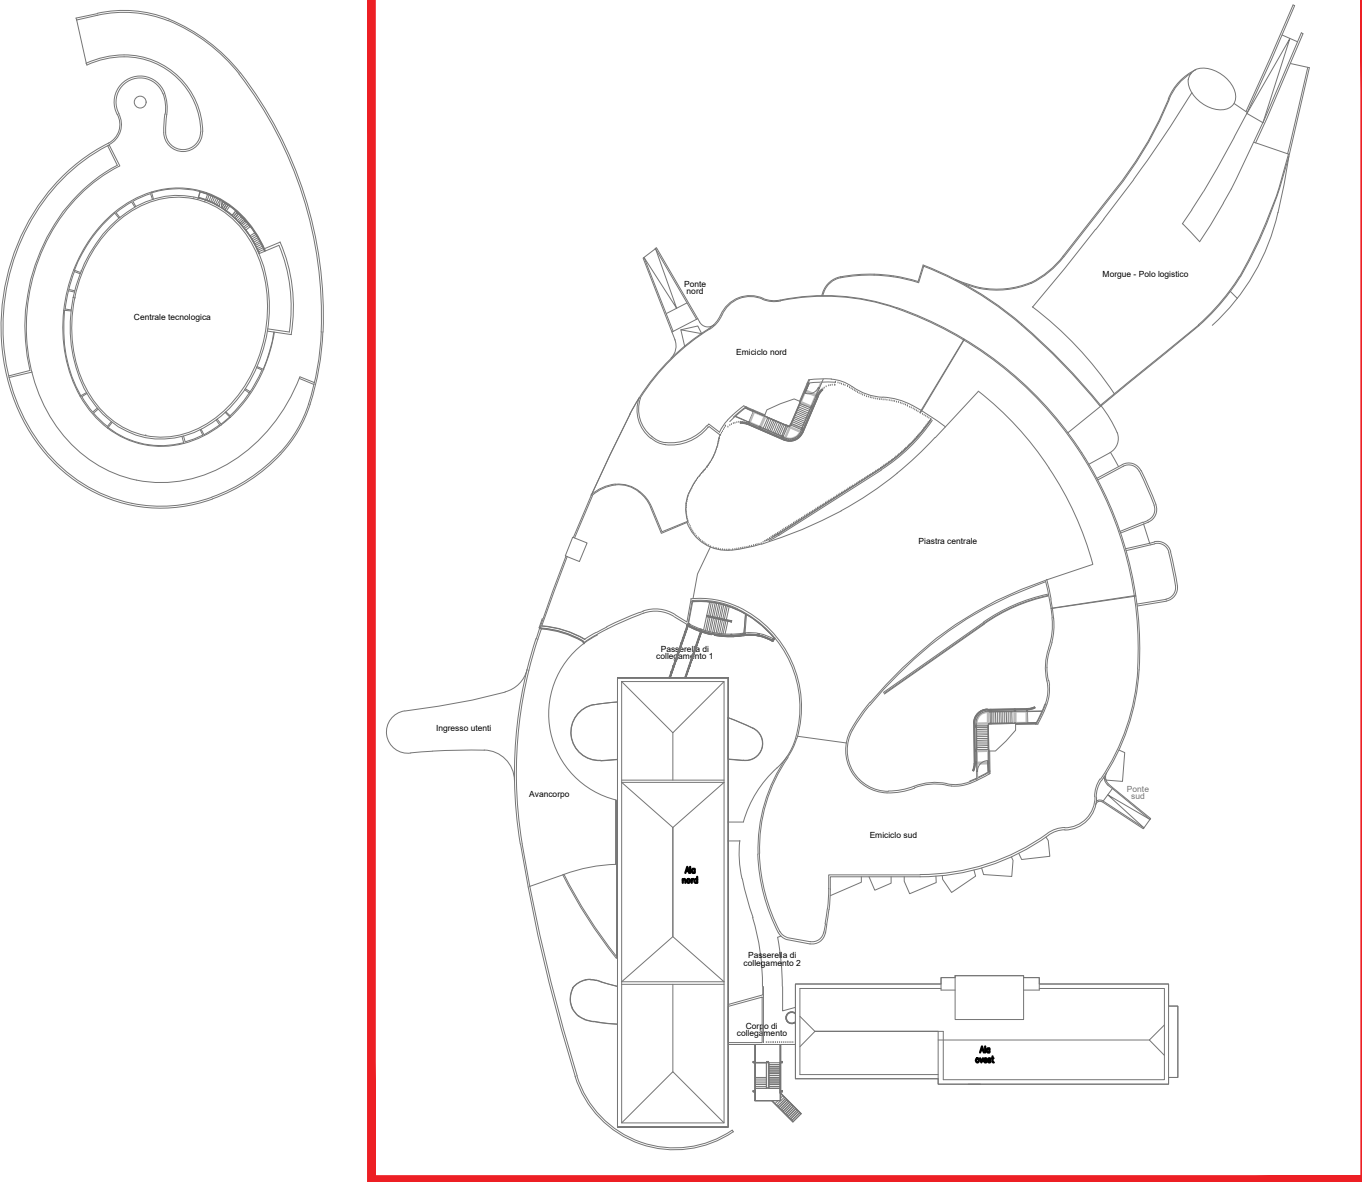

Per la redazione della *Presente Proposta* progettuale si è utilizzata, in parte, documentazione grafica e di testo del *Progetto di Riferimento* reso disponibile dalla ULSS 8 - Berica che ne ha autorizzato l'uso.

LEGENDA	
	FASE 1
	AREA AL GREZZO
	OGGETTO DI SOLA GESTIONE

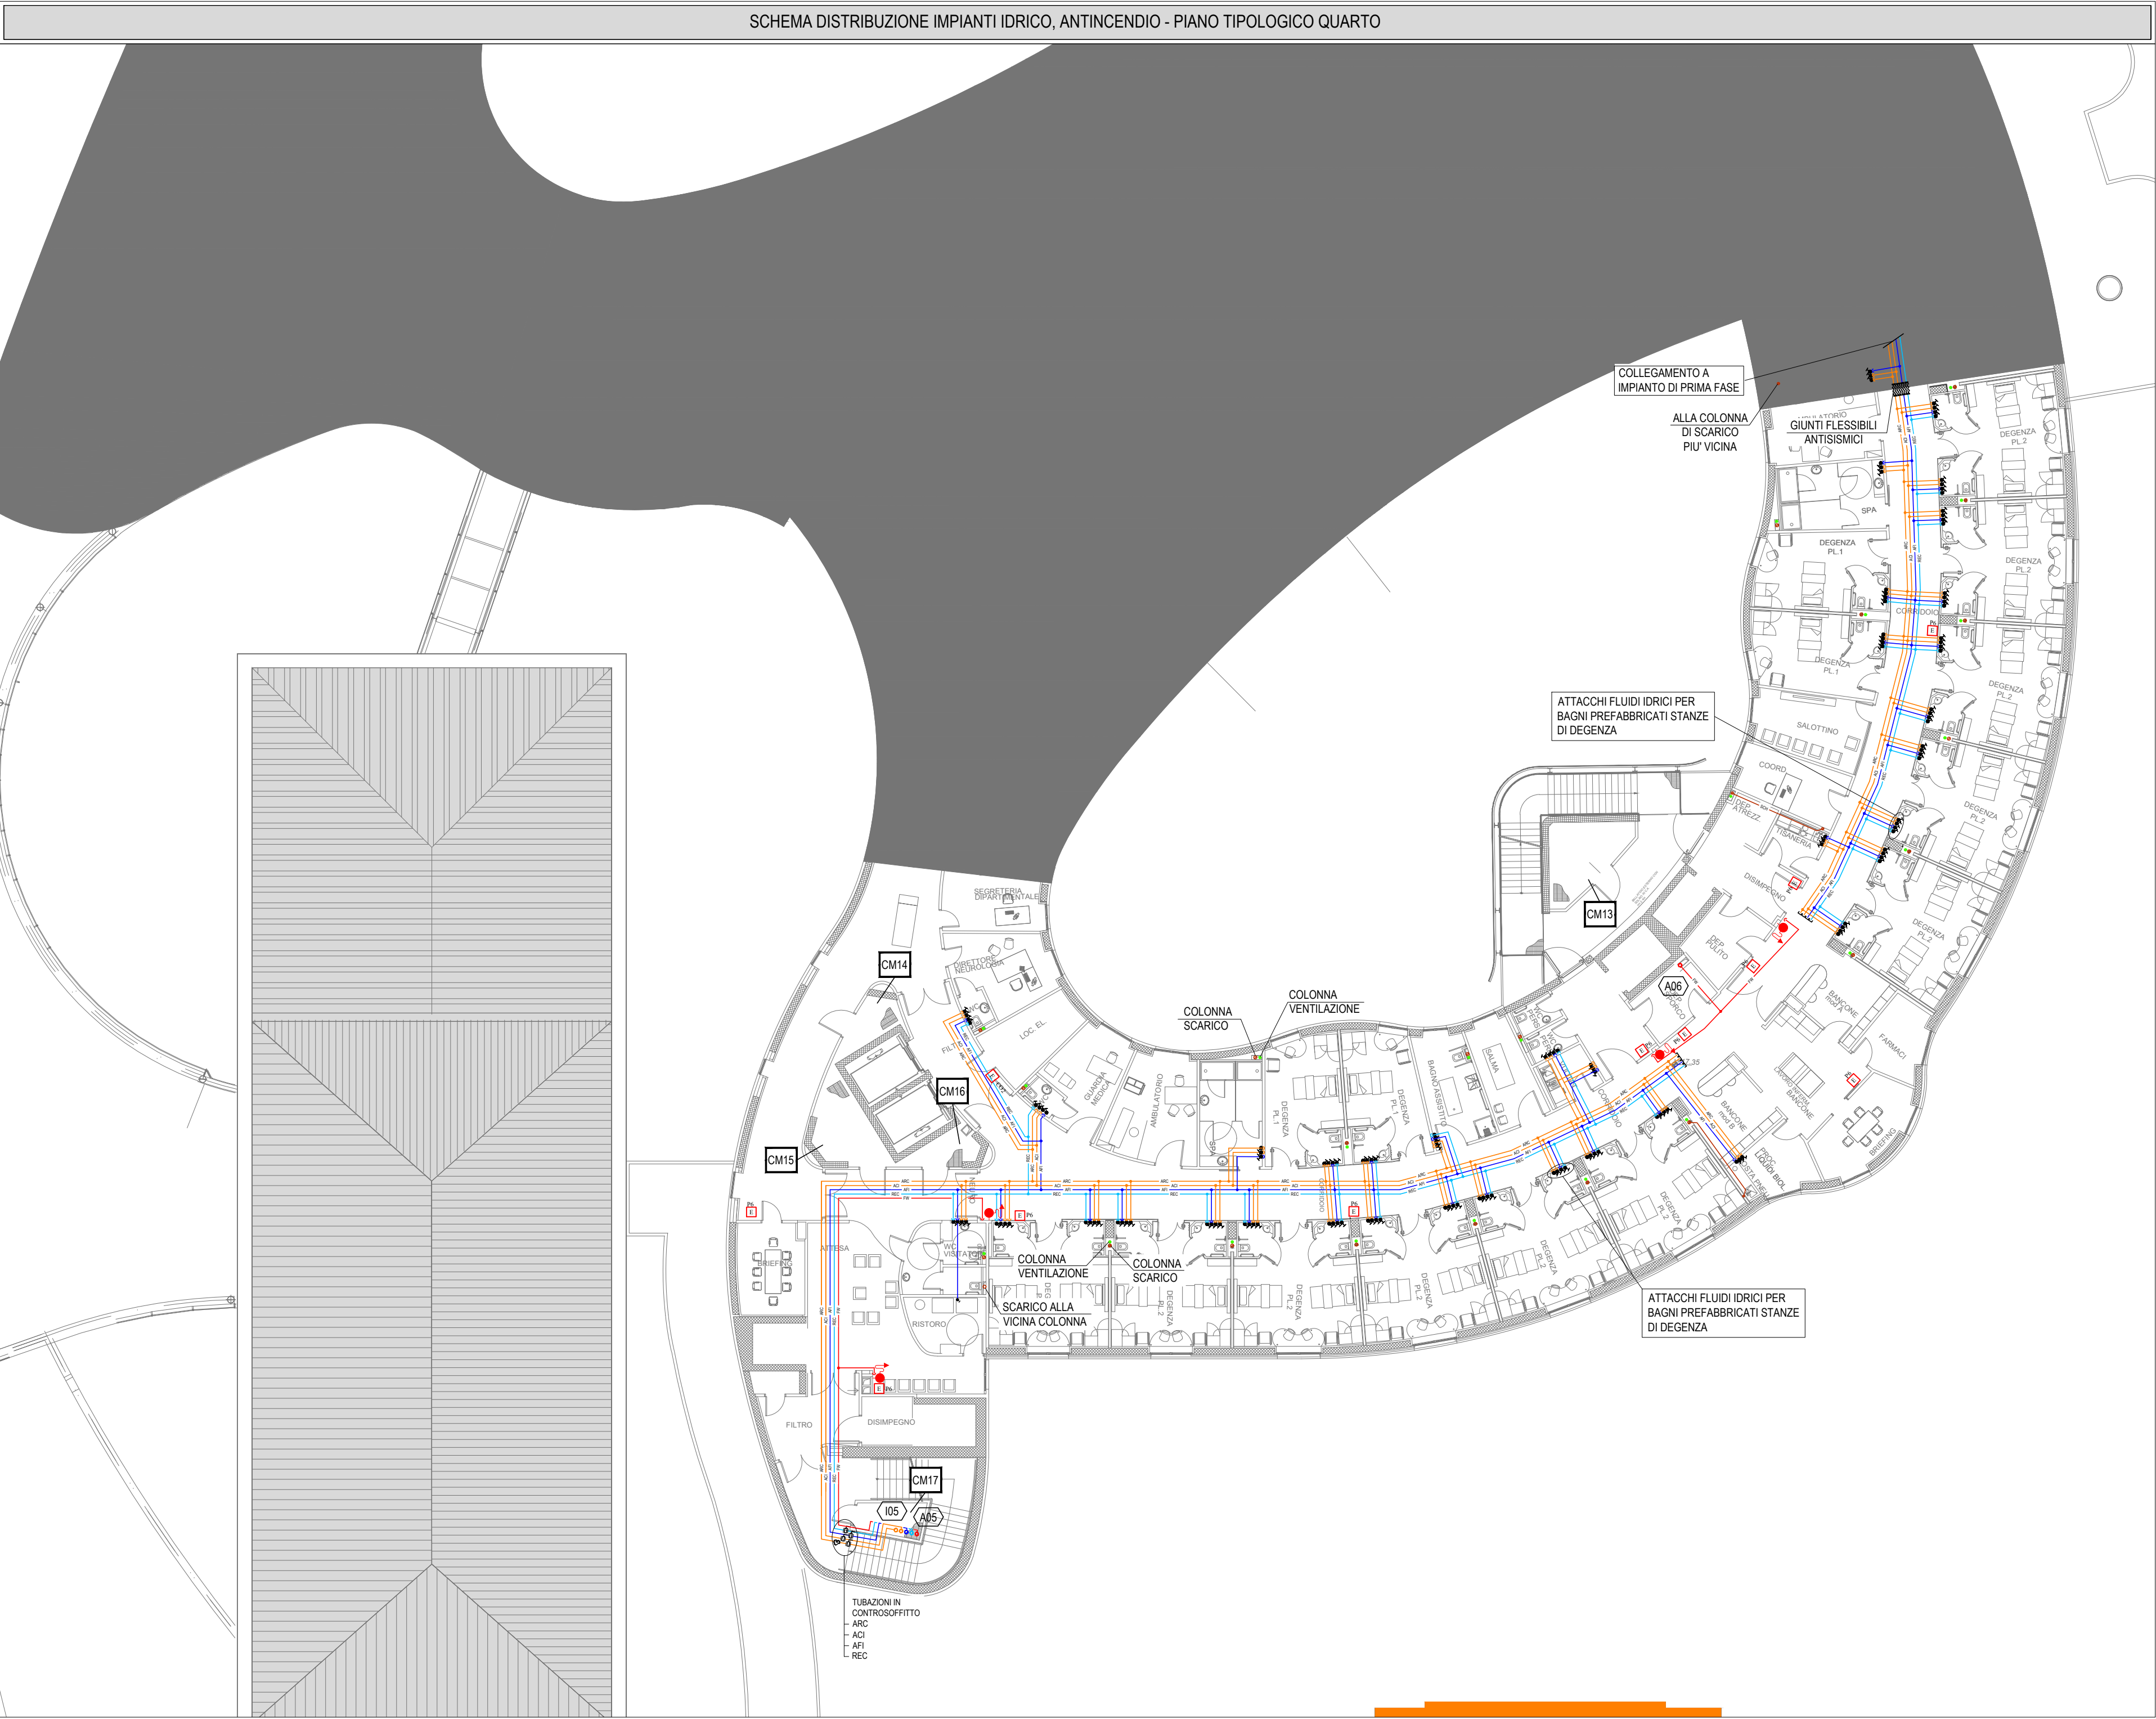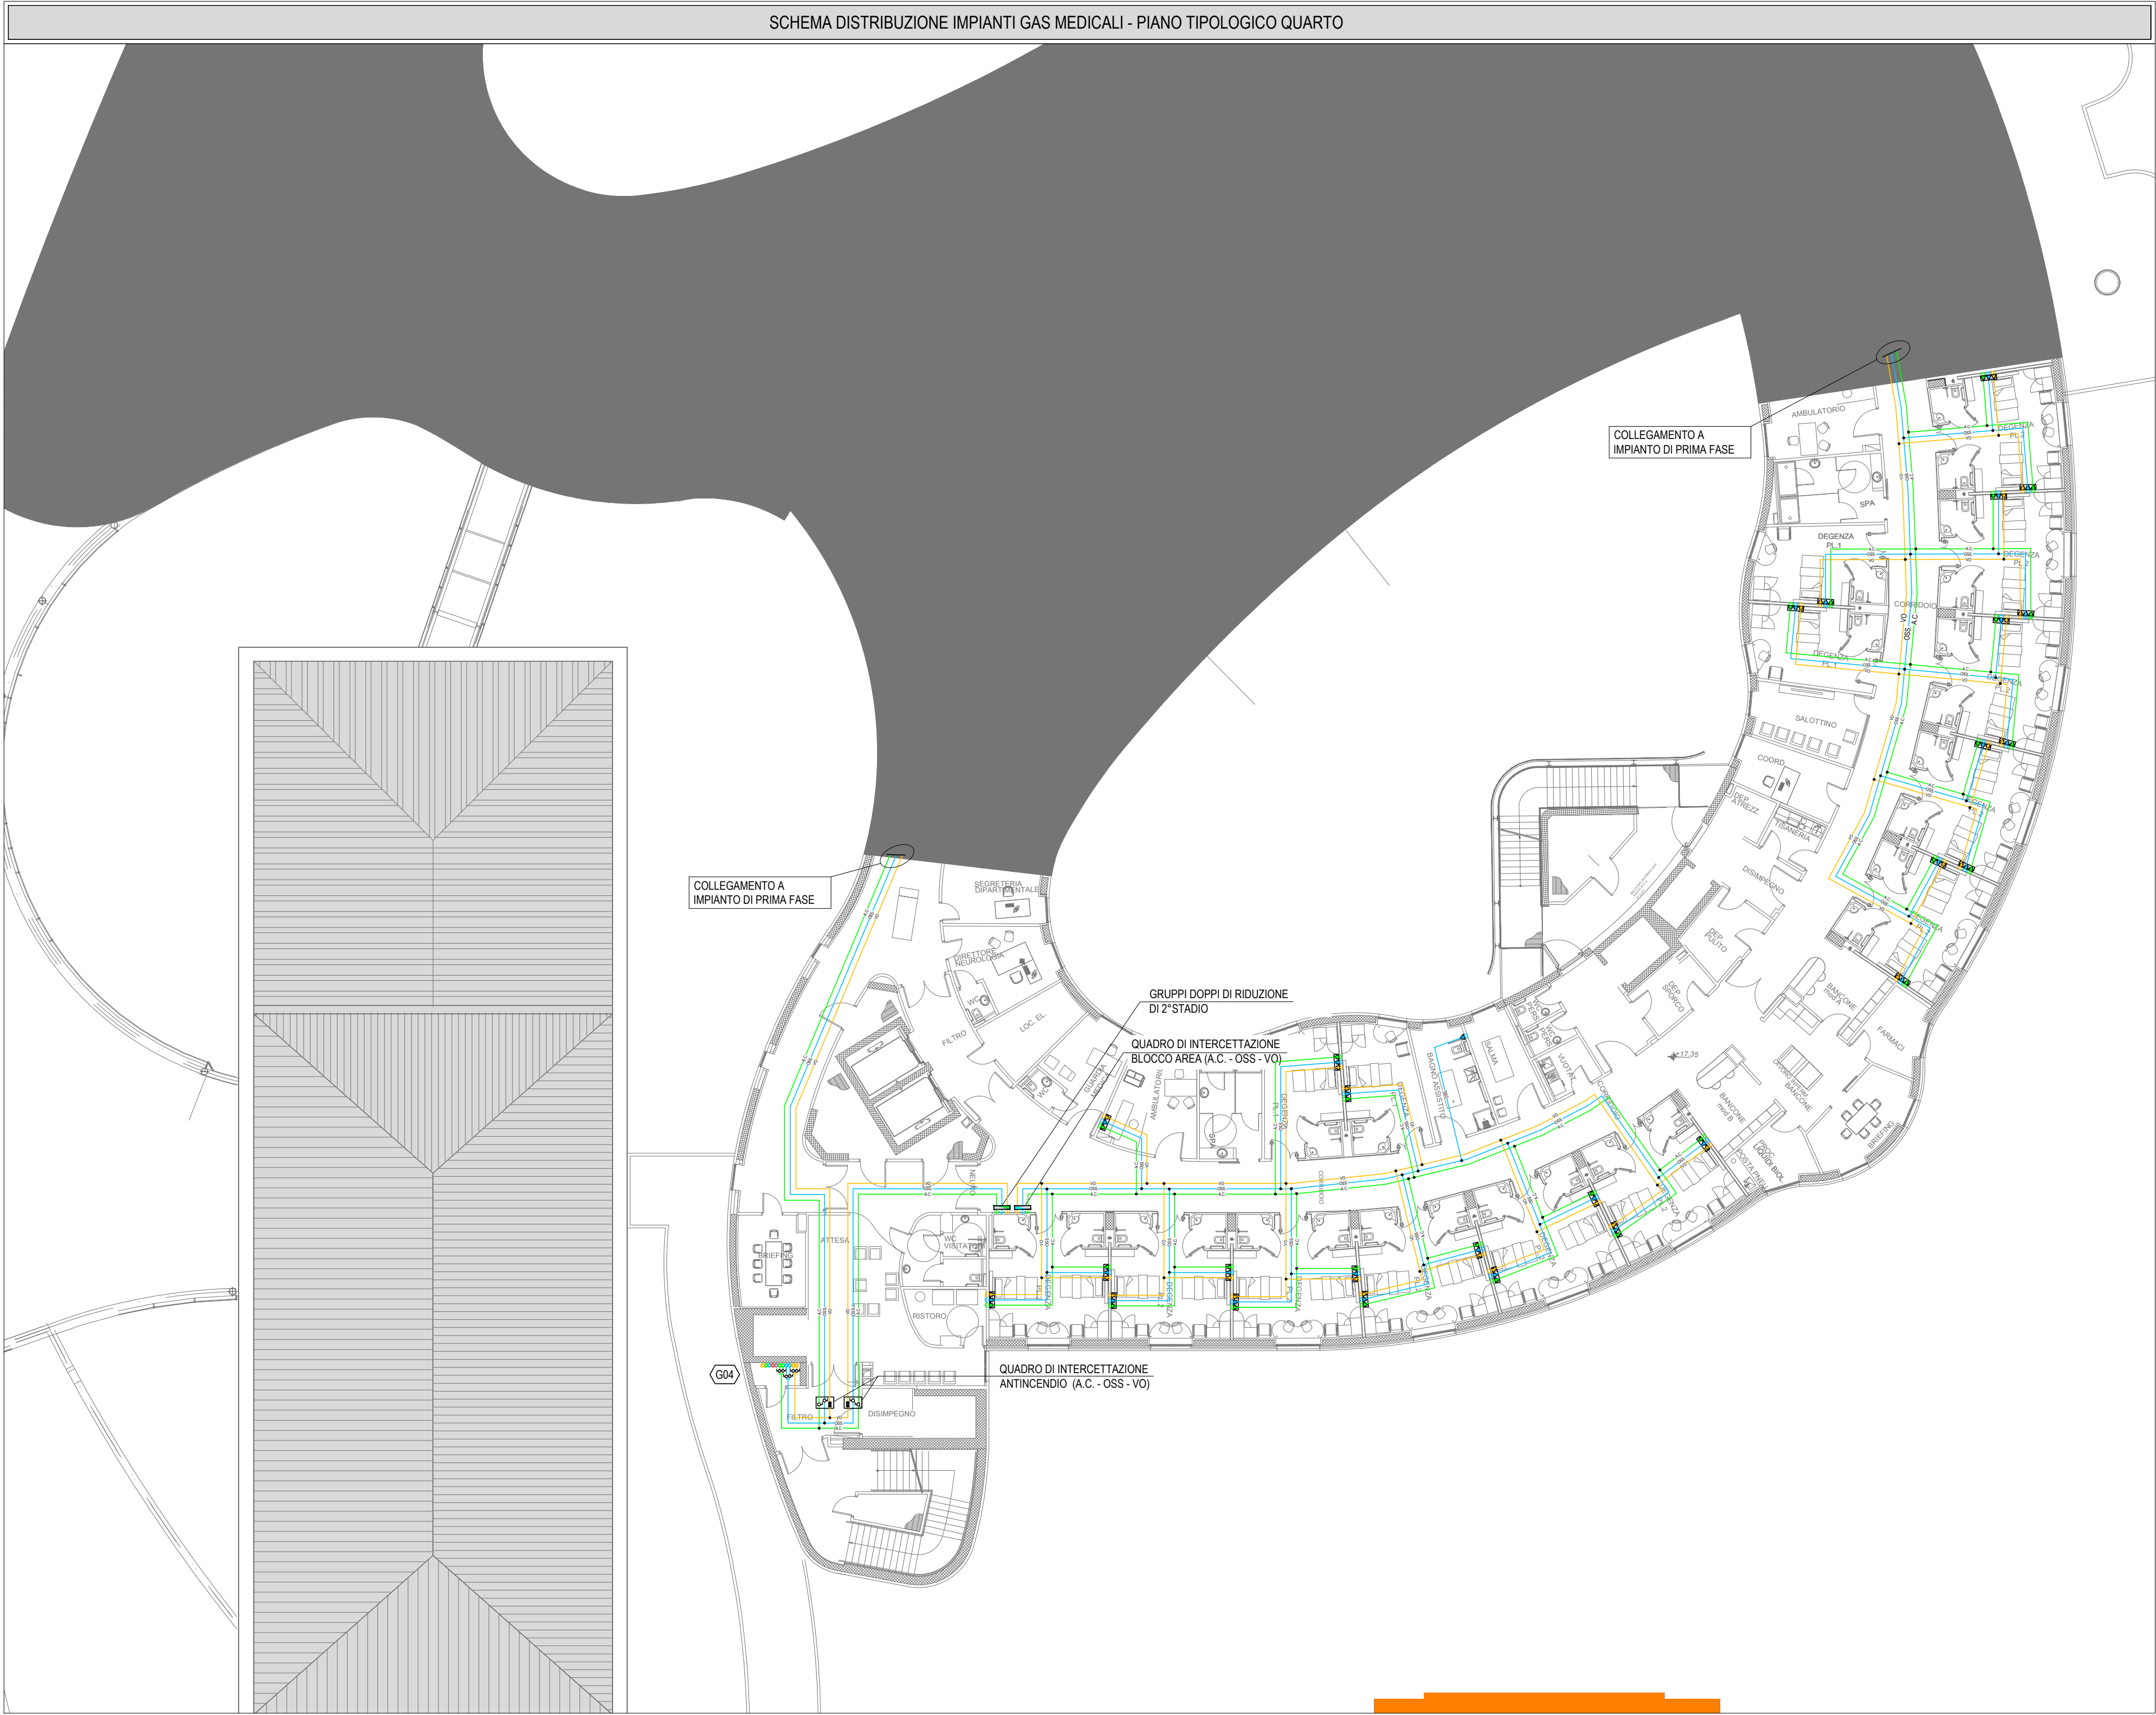

Progetto di fattibilità tecnica ed economica del Completamento della Nuova Struttura Ospedaliera Arzignano - Montebellio Maggiore
ai sensi dell'art. 183, comma 15 del D.lgs. 18 Aprile 2016 n.50



Progettisti
Highlevel Team - Engineering and Management
T.H.E.M.A.
PROGETTAZIONE E SERVIZI DI INGEGNERIA

collaboratori
cmb
SIRAM
GELMINI
Apeservice

Elaborati impianti meccanici - Progetto Corpi di Fabbrica di Completamento
nome documento: SCHEMA DISTRIBUZIONE IMPIANTI IDRICO, ANTINCENDIO E GAS MEDICALI - PIANO TIPOLOGICO QUARTO
codice documento: PF.MEC.CFC.SP.LY.198
scala: 1:200
data: 06/07/2018
motivo revisione: