
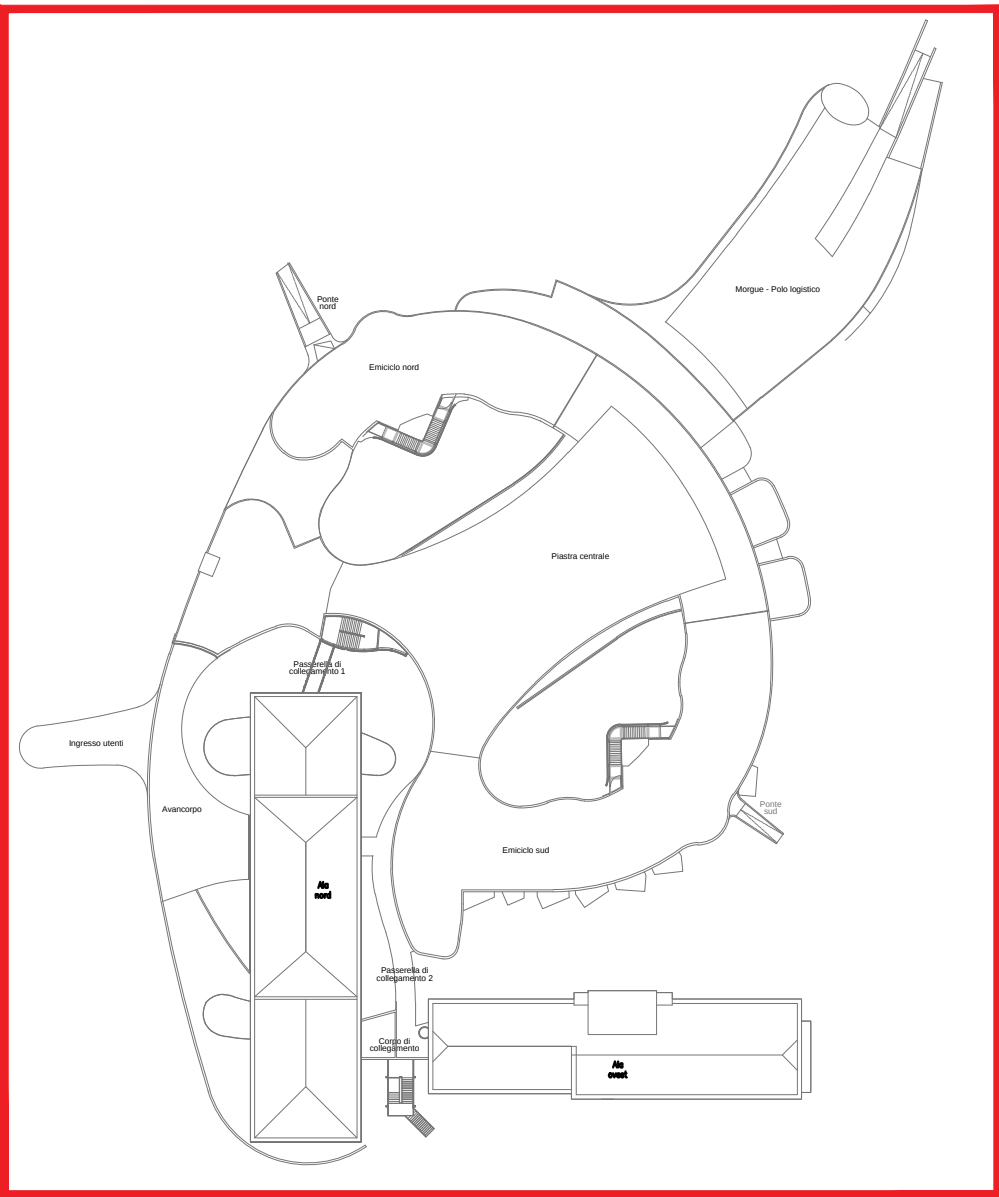


LEGENDA			
A1	CENTRALE TERMICA E IDRICA ESISTENTE	A8	ALA OVEST SCT 7/8
A2	CENTRALE FRIGORIFERA ESISTENTE	A9	PSCHIATRIA SCT 6
A3	SERBATOIO OSSIGENO E CENTRALE GAS MEDICALI ESISTENTE	A10	POLO LOGISTICO E MORGUE SCT 13
A4	PUNTO DI ALLACCIO ESISTENTE ACQUEDOTTO E ACQUA ANTINCENDIO	B1	NUOVO POLO TECNOLOGICO
A5	PUNTO DI ALLACCIO ESISTENTE RETE GAS METANO	B2	SCT NUOVO EDIFICIO
A6	ALA NORD SCT 3/4/5/9	B3	NUOVO PUNTO DI ALLACCIO ACQUEDOTTO E RETE GAS METANO
A7	ALA EST SCT 10	B4	NUOVO PUNTO DI ALLACCIO ACQUEDOTTO ED ANTINCENDIO
LIMITE DI FORNITURA (LATO BIANCO OPERE DA REALIZZARE NELLA FASE, LATO NERO OPERE DA REALIZZARE NELLE FASI SUCCESSIVE OPPURE GIA' REALIZZATE)			
AREA DI INTERVENTO			
OPERE PROPEDEUTICHE DI BY-PASS RETI DI ALIMENTAZIONE ALA NORD		ACQUA CALDA RISCALDAMENTO (*), ACQUA FREDDA SANITARIA (*), ACQUA CALDA SANITARIA (*), RICIRCOLO CALDA SANITARIA (*), ACQUA REFRIGERATA, GAS MEDICALI, ACQUA ANTINCENDIO (* =RETI PREDISPOSTE GIA' DIMENSIONATE PER LA CONFIGURAZIONE FINALE)	
RETI DI ALIMENTAZIONE NUOVO OSPEDALE		ACQUA CALDA RISCALDAMENTO (+E), ACQUA CALDA RISCALDAMENTO BASSA TEMPERATURA, ACQUA REFRIGERATA (+E), ACQUA FREDDA SANITARIA (+R), ACQUA CALDA SANITARIA (+R), RICIRCOLO ACQUA CALDA SANITARIA (+R), ACQUA RECUPERO 2a PICOGLIA E ACQUA ANTINCENDIO (+E)+ CON TUBO AGGIUNTIVO DI EMERGENZA - TERZO TUBO (+R)+ CON TUBO DI RISERVA	

LEGENDA	
FLUIDI DI COLLEGAMENTO AL POLO TECNOLOGICO	ACQUA CALDA RISCALDAMENTO (+E), ACQUA CALDA RISCALDAMENTO BASSA TEMPERATURA, ACQUA REFRIGERATA (+E), ACQUA FREDDA SANITARIA (+R), ACQUA CALDA SANITARIA (+R), RICIRCOLO ACQUA CALDA SANITARIA (+R) E ACQUA ANTINCENDIO (+E)+ CON TUBO AGGIUNTIVO DI EMERGENZA - TERZO TUBO (+R)+ CON TUBO DI RISERVA
RETI DI ALIMENTAZIONE NUOVO OSPEDALE	VAPORE (+R), CONDENSA (+R) E ACQUA OSMOTIZZATA (+R) (+R)+ CON TUBO DI RISERVA
RETI DI ALIMENTAZIONE ALA OVEST E NUOVO POLO LOGISTICO MORGUE	ACQUA CALDA RISCALDAMENTO (+E), ACQUA REFRIGERATA (+E), ACQUA FREDDA SANITARIA (+R), ACQUA CALDA SANITARIA (+R), RICIRCOLO ACQUA CALDA SANITARIA (+R), ACQUA OSMOTIZZATA E ACQUA ANTINCENDIO (+R)+ CON TUBO DI RISERVA
RETI ESISTENTI DI ALIMENTAZIONE DA ESTERNO (ANTINCENDIO, ACQUA POTABILE, GAS METANO)	
CHIUSURA ANELLO RETE ANTINCENDIO	
NUOVE RETI ACQUA POTABILE DI ALIMENTAZIONE NUOVO POLO TECNOLOGICO	
NUOVA RETE ACQUA ALIMENTAZIONE VASCHE ANTINCENDIO NUOVO POLO TECNOLOGICO	
NUOVE RETE GAS METANO DI ALIMENTAZIONE NUOVO POLO TECNOLOGICO (CENTRALE TERMICA E FUTURA CENTRALE DI COGENERAZIONE)	
NUOVE RETI GAS MEDICALI	

keyplan

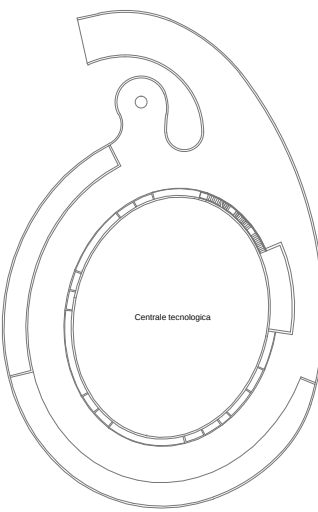

Per la redazione della *Presente Proposta* progettuale si è utilizzata, in parte, documentazione grafica e di testo del *Progetto di Riferimento* reso disponibile dalla ULSS 8 - Berica che ne ha autorizzato l'uso.

PLANIMETRIA GENERALE



LEGENDA

- FASE 1
- AREA AL GREZZO
- OGGETTO DI SOLA GESTIONE

Progetto di fattibilità tecnica ed economica del
Completamento della Nuova Struttura Ospedaliera
Arzignano - Montebelluna Maggiore
ai sensi dell'art. 183, comma 15 del D.Lgs. 18 Aprile 2016 n.50



timbrati e firme Progettisti

Project manager e Resp. Integrazione delle Discipline:
Ing. Antonino Lauria
Progetto architettonico:
Ing. Antonino Lauria
Progetto funzionale: Ing. Antonino Lauria
Progetto sistemazioni esterne, parcheggi, viabilità ed edifici accessori: Ing. Antonino Lauria
Progetto strutture: Ing. Antonino Lauria
Progetto impianti elettrici, meccanici e speciali:
Ing. Marco Tura
Progetto prevenzione incendi:
Ing. Marco Tura
Coordinatore per la sicurezza:
Ing. Ugo Di Camillo
Collaboratori
Ing. Jasmine Chiarelli
Ing. Veronica Bassi
Ing. Matteo Ferruzzi
Arch. Michael Gamberini
Ing. Lara Guerra
Ing. Giovanni Tramontana
Ing. Valentina Turra
Ing. Emanuele Rignoli
Ing. Massimo Patti
Ing. Daniele Stizza

Progettisti

Highlevel Team Engineering and Management
T.H.E.M.A.
PROGETTAZIONE E SERVIZI DI INGEGNERIA

con la collaborazione specialistica di
GAIRIS
INGEGNERIA PER L'AMBIENTE
Via Del Porto 1
40122 Bologna ITALY
www.gairis.it

costituendo Raggruppamento Temporaneo di Imprese

MANDATARIA:
cmb
Via Carlo Marx 101
40132 Capo d'Oro ITALY
www.cmbcorp.it
mandanti:
Siram
Via Bolognese 95
20150 Milano ITALY
www.siram.it
GELMINI
IMPIANTI TECNOLOGICI
Via Fanti Novati 10
33098 San Martino S. A. (UD) ITALY
www.gelminimpianti.it
Coopervice
Via Rockdale 5
47100 Rimini Emilia ITALY
www.coopervice.it

timbrati e firme Imprese

disciplina Elaborati impianti meccanici - Progetto Opere Complementari Esterne
nome documento PLANIMETRIA GENERALE
codice documento PF.MEC.CPL.SP.EG.221
scala 1:1000
revisione 00
data 06/07/2018
motivo revisione -